




建築物概要：

工程名稱：	悅萊建設新莊區新知段90地號辦公大樓新建工程
工程地點：	新北市新莊區新知段90地號
建照字號：	108 莊 建字第00011號
起造人：	悅萊建設股份有限公司 負責人:翁茂槐
設計人：	李文勝建築師事務所
樓層數：	地下4層，地上18層，1幢1棟91戶。
總樓地板面積：	33916.56m ²
建築結構：	RC構造

圖號	目錄索引
T0-01	圖例、接地箱詳圖、位置圖
T1-01	電信配管系統昇位圖
T1-02	電信配線系統昇位圖
T1-03	光纖配管系統昇位圖
T1-04	微簇型光纖(TYPE1)配線系統昇位圖
T1-05	電視天線、避雷系統昇位圖
T1-06	避雷針裝置詳圖
T2-01	地下肆層弱電配置平面圖
T2-02	地下參層弱電配置平面圖
T2-03	地下貳層弱電配置平面圖
T2-04	地下壹層弱電配置平面圖
T2-05	壹層弱電配置平面圖
T2-06	貳層弱電配置平面圖
T2-07	參層弱電配置平面圖
T2-08	肆層弱電配置平面圖
T2-09	伍層弱電配置平面圖
T2-10	陸、玖層弱電配置平面圖
T2-11	柒、捌層弱電配置平面圖
T2-12	拾層弱電配置平面圖
T2-13	拾壹、拾參、拾肆層弱電配置平面圖
T2-14	拾貳層弱電配置平面圖
T2-15	拾伍層弱電配置平面圖
T2-16	拾陸、拾柒層弱電配置平面圖
T2-17	拾捌層弱電配置平面圖
T2-18	屋突壹層弱電配置平面圖
T2-19	屋突貳至屋突頂層弱電配置平面圖

圖例及說明		
[MDF]	電信總配線架	
[OLDF]	光終端配線架機櫃(19"41U落地型機櫃x1)	
[]	電話與網路主配線箱 T=2.0mm 鐵板製防銹處理雙層烤漆含門及平面把手加暗鎖	H:30cm
[]	電視系統拉線箱 T=2.0mm 鐵板製防銹處理雙層烤漆含門及平面把手加暗鎖	H:30cm
[]	各戶自設室內箱 T=2.0mm 鐵板製防銹處理雙層烤漆含門及平面把手加暗鎖	H:30cm
[]	電信系統接地箱,避雷針系統接地箱	H:30cm
[]	電話與網路插座含蓋板	H:30cm
[]	電視壁式整合器含蓋板(端末型)	H:30cm
[]	電視壁式整合器含蓋板(中間型)	H:30cm
TC	電話網路系統配管埋於地坪或牆內(管內預穿CAT-6 ScTP電纜x2)(電信線與網路線不同色)	
TV	電視系統配管埋於地坪或牆內(管內預穿RG-6U同軸電纜)	
[]	電避雷針(裝設高度,保護半徑另詳避雷針詳圖)	
[]	上行管	
[]	下行管	
[]	上下行管	
[]	放電式促進鋸齒式接地電極L型1200x40x2.5mm	
[]	CABLE TRAY 電纜架(規格詳圖面)	

- 施工說明
- 1.各箱內箱底亦需設1.5CM厚木板,用以固定設備器材,若設備預留空管,須預留拉線用#14鐵絲,配線箱內配線之分歧,或配線之接續皆須以端子固定之。
 - 2.接地系統及施工規範,承包人員應確實遵照經濟部最新頒佈之屋內線路裝置規則,內政部建築技術規則,本工程施工說明書及本設計圖施工。
 - 3.各箱裝在同一處所時,其寬度,高度須一致,嵌入型,其箱面埋設深度須平整,面埋設深度須平整,並應採用一面板外框嵌裝。
 - 4.電信保安接地設備應單獨設置接地系統或採用14.3之等電位共同接地系統。
 - 5.電話總(主)配線箱製作與裝置標準,須符合交通部電信總局,頒佈建築物屋內外電信管線設計規範。
 - 6.請電信設備接地棒施工,14 及 60 平方線為綠色電纜,請營造單位現場拍照,以供日後審核檢附。
 - 7.總配線架須設置接地銅排或接地端子板。
 - 8.電信室地板應具減少灰塵之光滑表面處理。
 - 9.引進管至電信室超過15M應採鋼管或密閉式不燃性線槽。
 - 10.宅內配線箱內需有110V電源裝置及電源插座,其箱門應具備空氣對流功能之通風設計,以為散熱之用。
 - 11.『依據104年1月20日,國家通訊傳播委員會「通傳基礎決字第10463001480號」函及技規6.2.1「屋內光纜...應具不延燒性」之規定設計辦理。』
 - 12.設計人需考慮導線與插座之匹配問題,以免影響測試。
 - 13.設計需注意圖面與加註部分規格與數量是否一致。

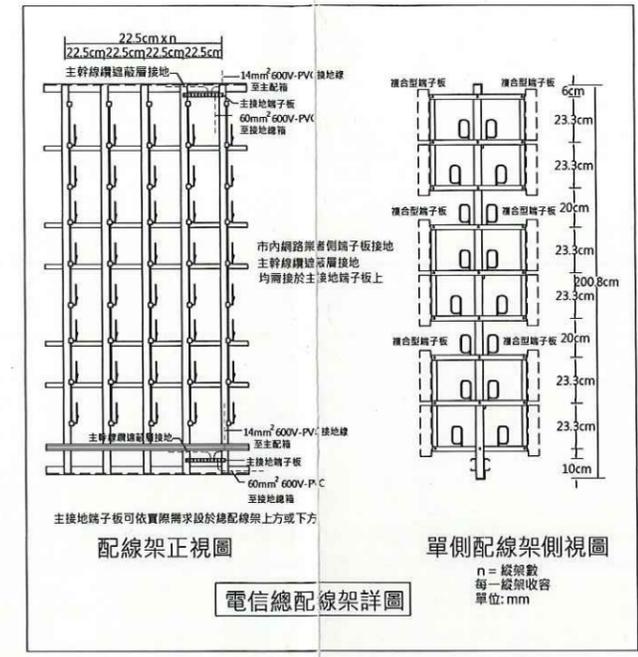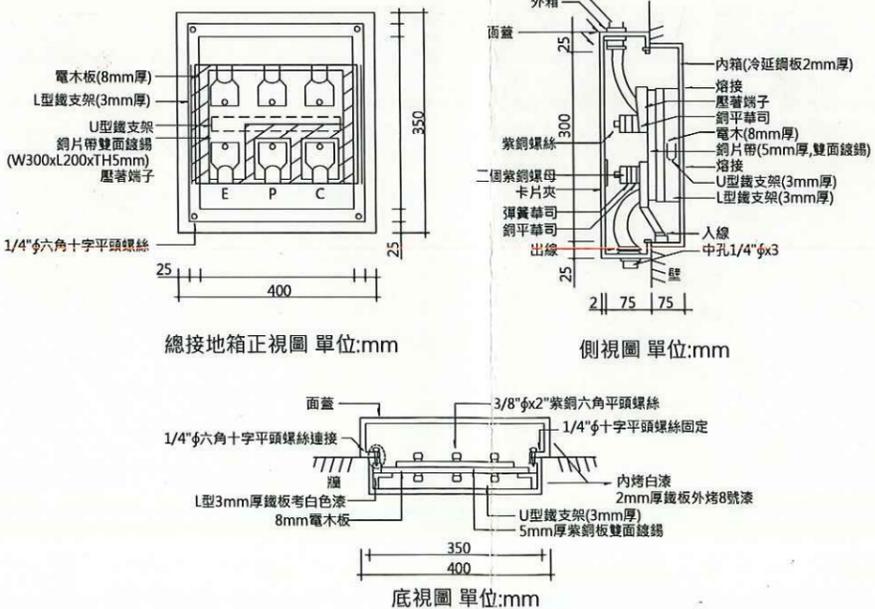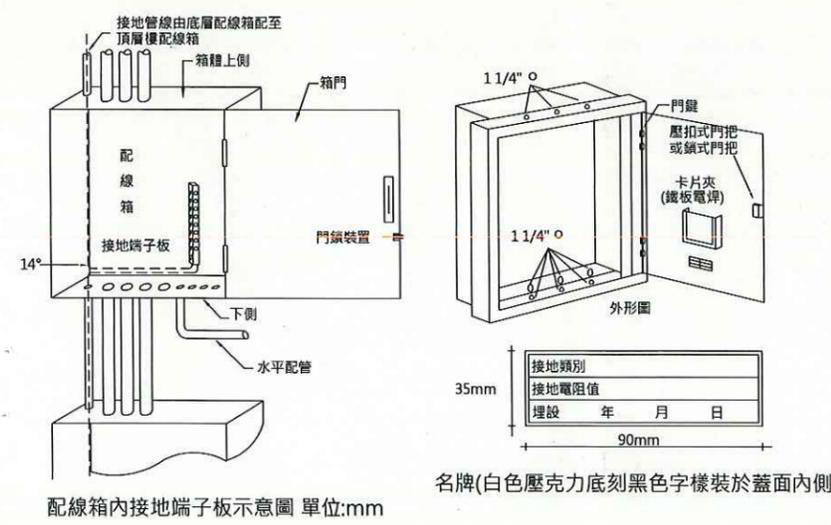

工程名稱/Project
悅萊建設
新莊區新知段90地號
辦公大樓新建工程

修正記錄/Revisions
108.07.05
5層至18層變更為6戶

備註說明/Note

設計/Design 周琦倫
繪圖/Drawn 蘇柏惠
校核/Check 楊麗龍

比例/Scale NS
單位/Unit
日期/Date 109.04.08


圖名/Drawing Name
圖例、接地箱詳圖、位置圖

圖號/Drawing No.
T0-01


李文勝建築師事務所
W-S.Lee Architects & Planners

發包圖(第一次變更)
109.04.08
出圖章

台北市內湖區新湖三路189號4F
Tel:02-27938108 Fax:02-27932606
E-mail:wslee.arch@wslee.com.tw

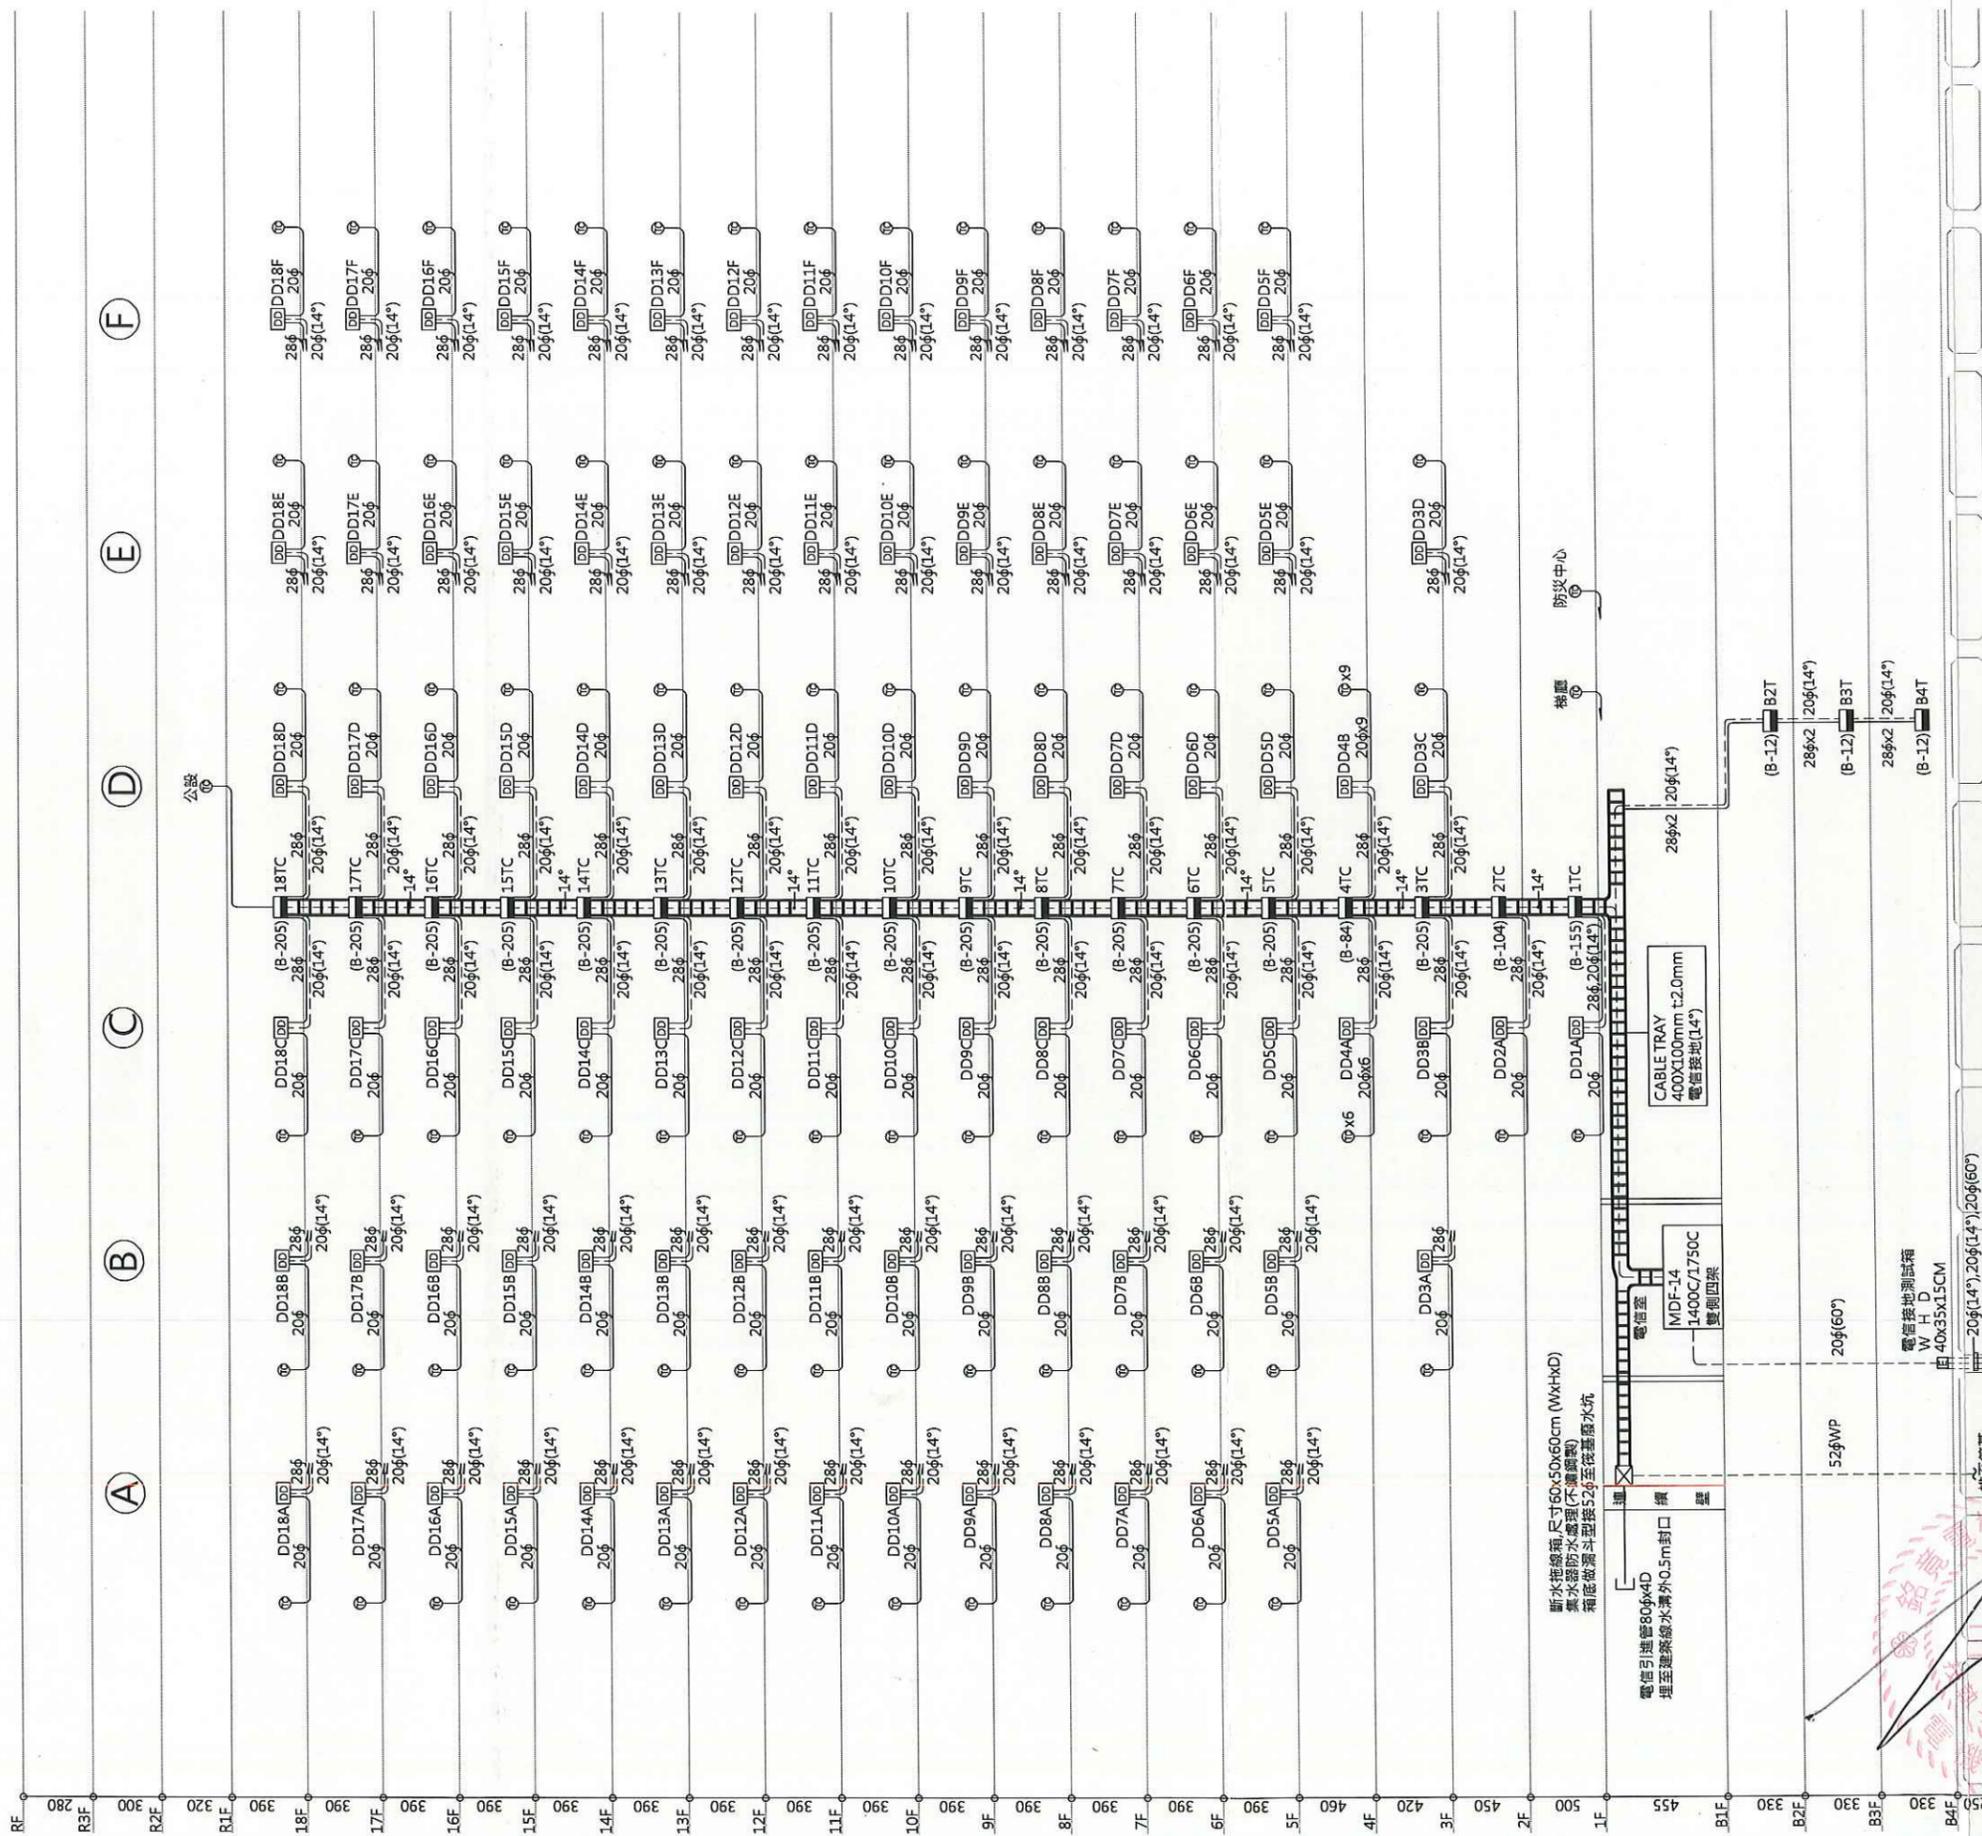

電信配管系統昇位圖 N.S

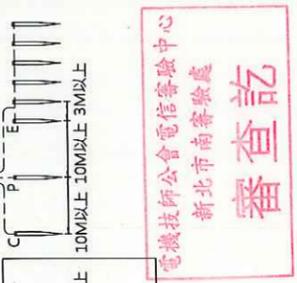

電信系統接址
主接地址6處 (採用防電式促通用)
主接地址電徑L型1200x40x2.5mm
主接地址間距須大於打入深距離2.2倍以上
接地址須須入於10歐姆以下
E.P.C三極須間距10M以上
承包商須電印師工

工程名稱/Project
悅萊建設
新莊區新知段90地號
辦公大樓新建工程

修正記錄/Revisions

108.07.05
5層至18層變更為6戶

備註說明/Note

設計/Design 周琦倫
繪圖/Drawn 蘇柏憲
校核/Check 楊麗龍

比例/Scale N.S
單位/Unit
日期/Date 109.04.08


圖名/Drawing Name
電信配管系統昇位圖

圖號/Drawing No.
T1-01

李文勝建築師事務所
W-S.Lee Architects & Planners

發包圖(第一次變更)
109.04.08
出圖章

台北市內湖區新湖三路189號4F
Tel:02-27938108 Fax:02-27932606
E-mail:wslee.arch@wslee.com.tw

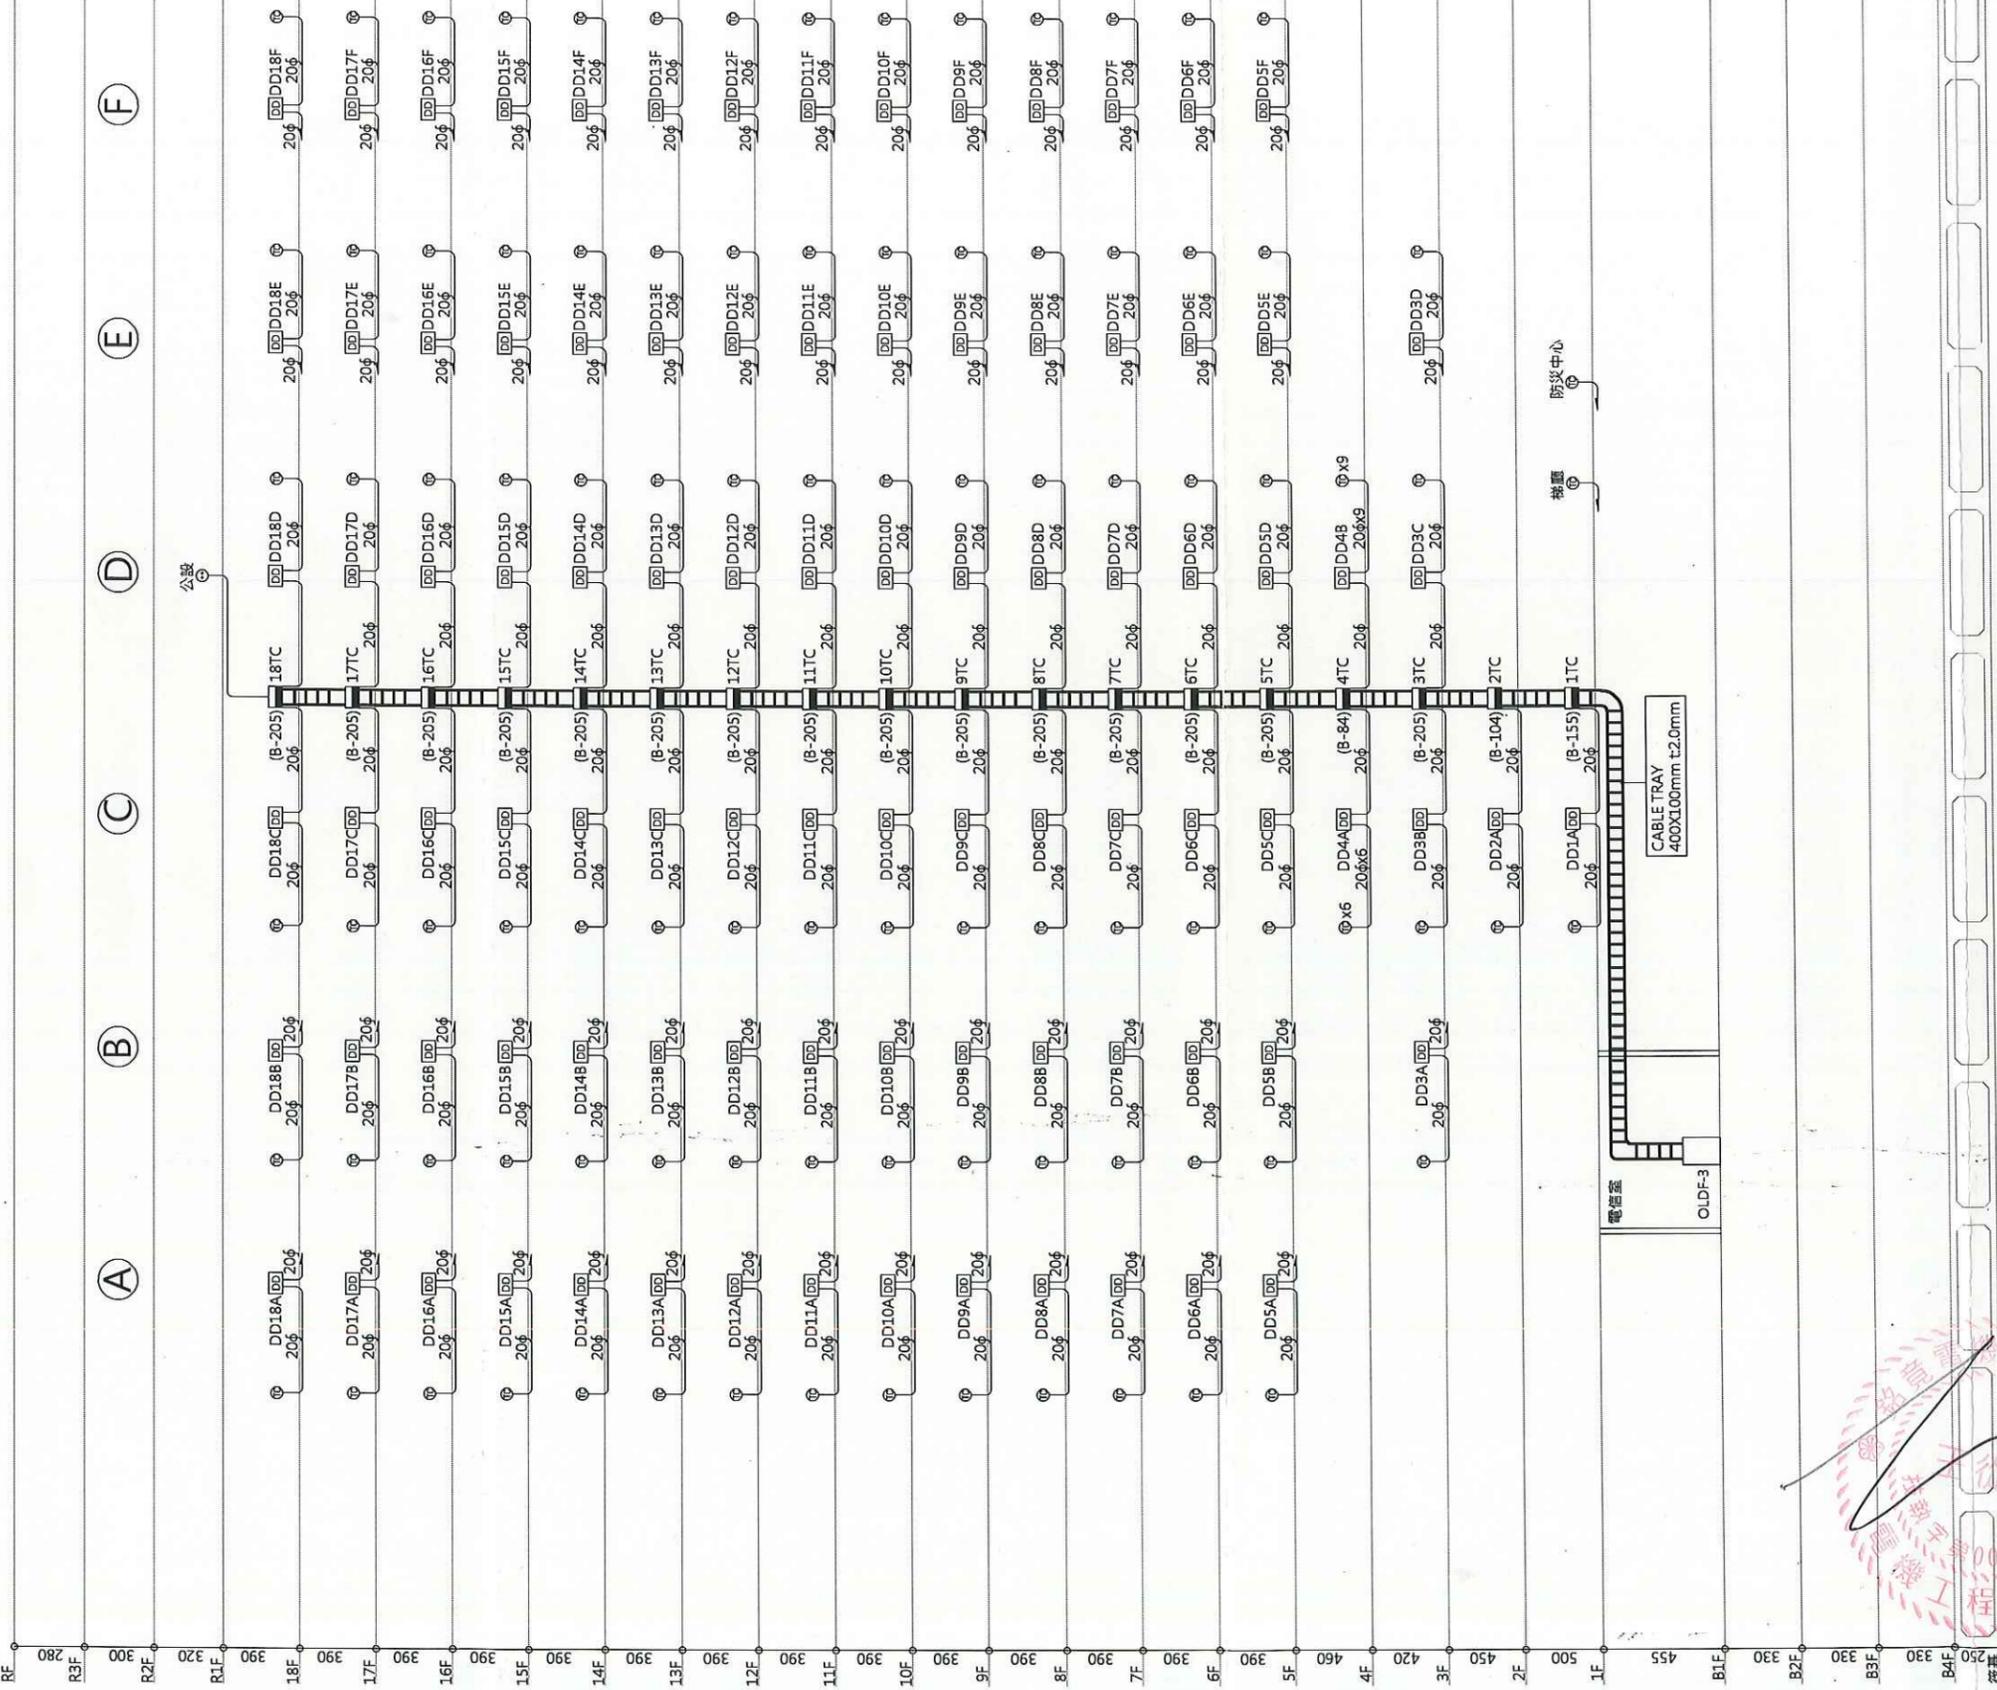

主配線箱至各戶內配管採用20φ PVC管
 ① 電管與線管配管為共管20φ內穿CAT-6 SFTP電線x2
 (電管與線管配管不同色)
 ② 垂直管或線管若貫穿樓板需做防火處理或防火填塞
 垂直線管尺寸為400X100mm t2.0mm

光纖配管系統昇位圖 N.S



工程名稱/Project
 悅萊建設
 新莊區新知段90地號
 辦公大樓新建工程

修正記錄/Revisions

108.07.05
 5層至18層變更為6戶

備註說明/Note

設計/Design 周琦倫

繪圖/Drawn 蘇柏惠

校核/Check 楊麗麗

比例/Scale N.S

單位/Unit

日期/Date 109.04.08

圖名/Drawing Name
 光纖配管系統昇位圖

圖號/Drawing No.
 T1-03

李文勝建築師事務所
 W-S.Lee Architects & Planners

發包圖(第一次變更)
 109.04.08
 出圖章

台北市內湖區新湖三路189號4F
 Tel:02-27938108 Fax:02-27932606
 E-mail:wslee.arch@wslee.com.tw

工程名稱/Project
 悅萊建設
 新莊區新湖段90地號
 辦公大樓新建工程

修正記錄/Revisions

108.07.05
 5層至18層變更為6戶

備註說明/Note

設計/Design 周琦倫
 繪圖/Drawn 蘇柏憲
 校核/Check 楊麗龍
 比例/Scale 1:150
 單位/Unit
 日期/Date 109.04.08


圖名/Drawing Name
 地下參層弱電配置平面圖

圖號/Drawing No.
 T2-02

李文勝建築師事務所
 W-S.Lee Architects & Planners

發包圖(第一次變更)
 109.04.08
 出圖章

台北市內湖區新湖三路189號4F
 Tel:02-27938108 Fax:02-27932606
 E-mail:wslee.arch@wslee.com.tw

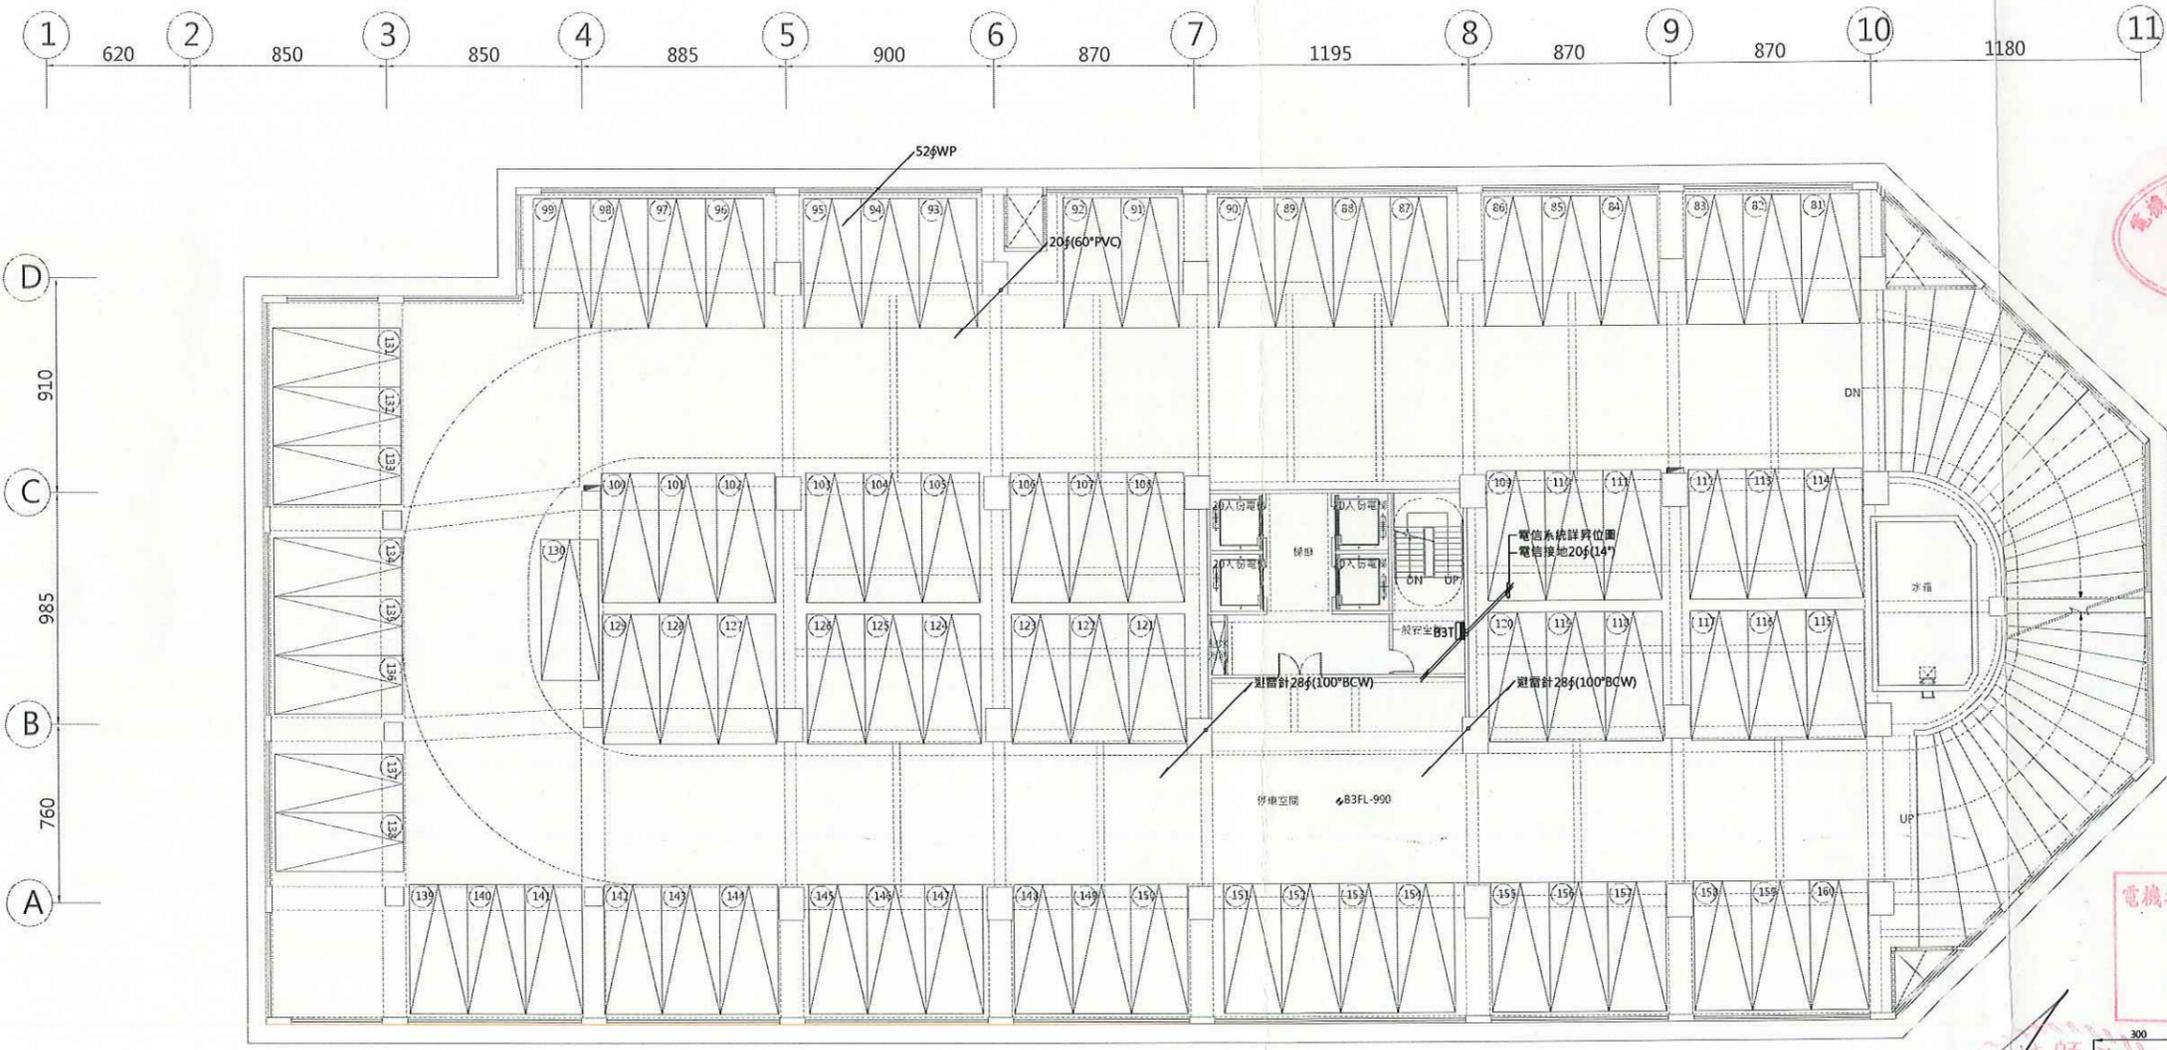

地下參層弱電配置平面圖S:1/150

工程名稱/Project
悅萊建設
新莊區新知段90地號
辦公大樓新建工程

修正記錄/Revisions

108.07.05
5層至18層變更為6戶

備註說明/Note

設計/Design 周琦倫
繪圖/Drawn 蘇柏惠
校核/Check 楊麗龍
比例/Scale 1:150
單位/Unit
日期/Date 109.04.08




 
 
圖名/Drawing Name
地下貳層弱電配置平面圖

圖號/Drawing No.
T2-03

李文勝建築師事務所
W-S.Lee Architects & Planners

發包圖(第一次變更)
109.04.08
出圖章

台北市內湖區新湖三路189號4F
Tel:02-27938108 Fax:02-27932606
E-mail:wslee.arch@wslee.com.tw

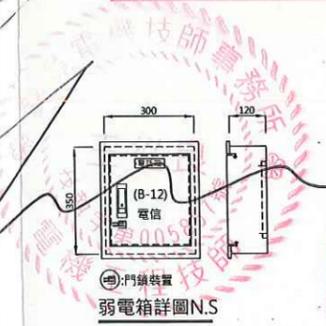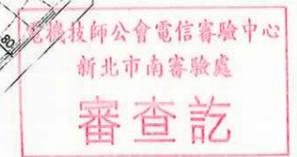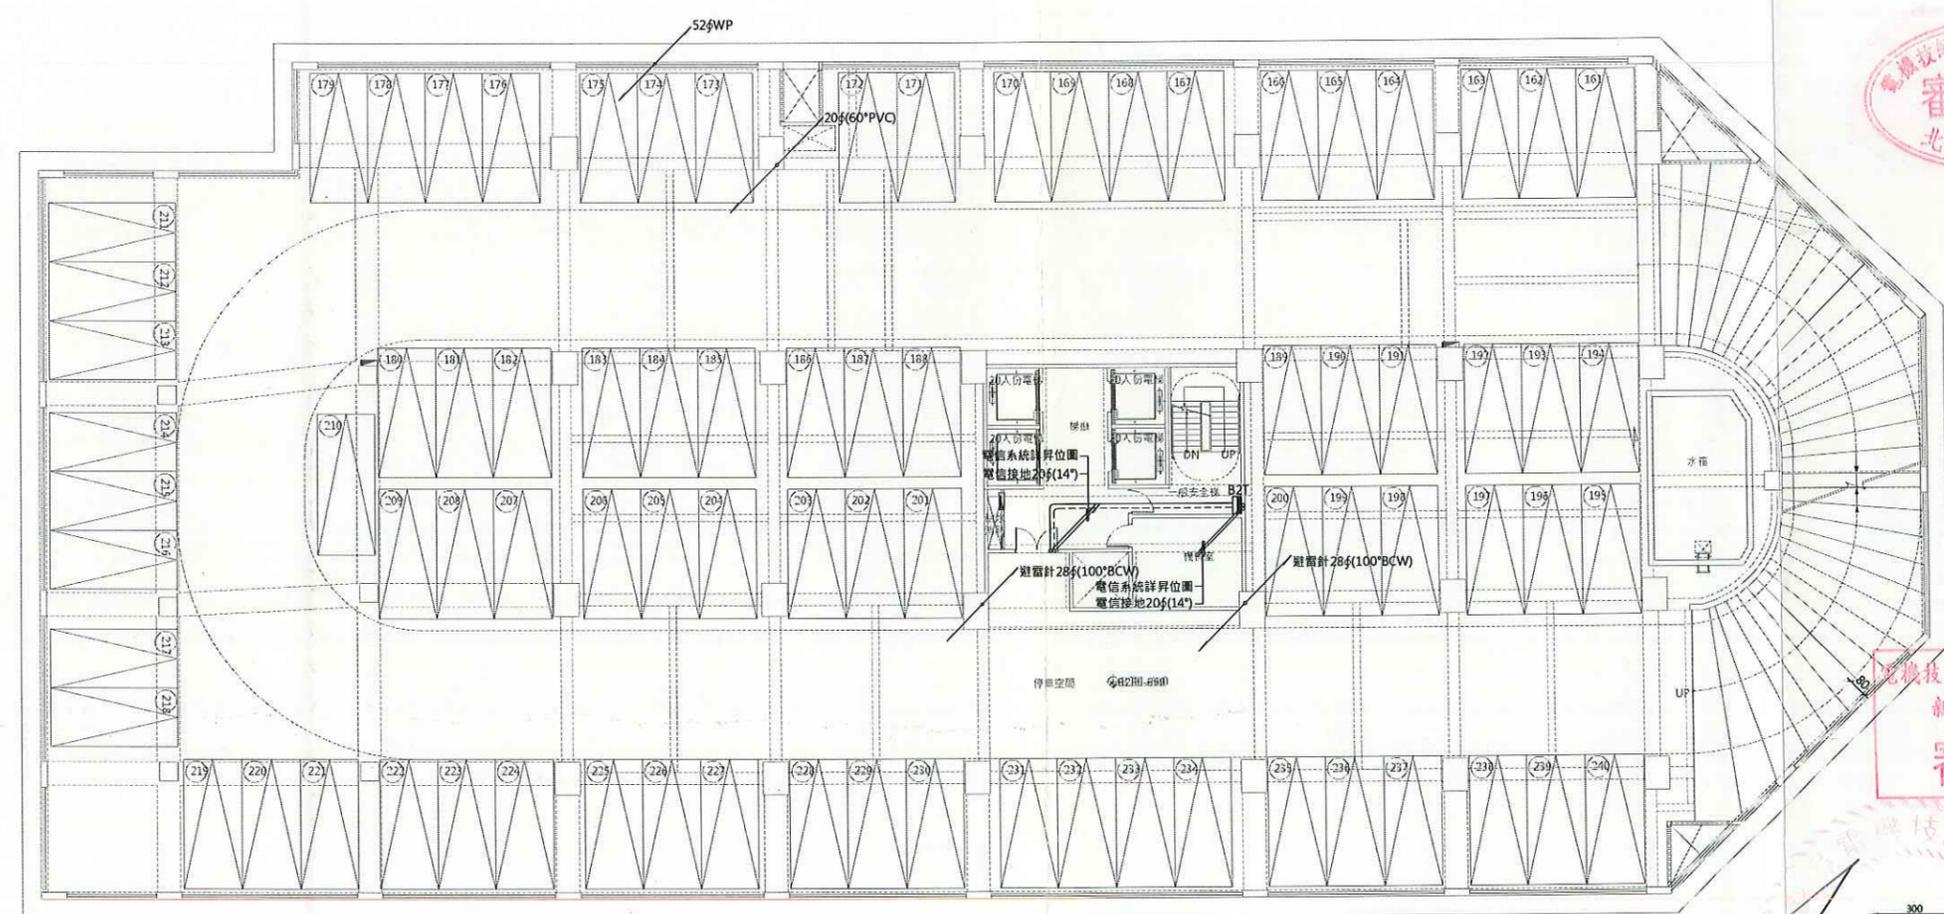

地下貳層弱電配置平面圖S:1/150

工程名稱/Project
悅萊建設
新莊區新知段90地號
辦公大樓新建工程

修正記錄/Revisions

108.07.05
5層至18層變更為6戶

備註說明/Note

設計/Design 周琦倫

繪圖/Drawn 蘇柏憲

校核/Check 楊麗龍

比例/Scale 1:150

單位/Unit

日期/Date 109.04.08

圖名/Drawing Name
地下壹層弱電配置平面圖



圖號/Drawing No.

T2-04

李文勝建築師事務所
W-S.Lee Architects & Planners

發包圖(第一次變更)
109.04.08
出圖章

台北市內湖區新湖三路189號4F
Tel:02-27938108 Fax:02-27932606
E-mail:wslee.arch@wslee.com.tw

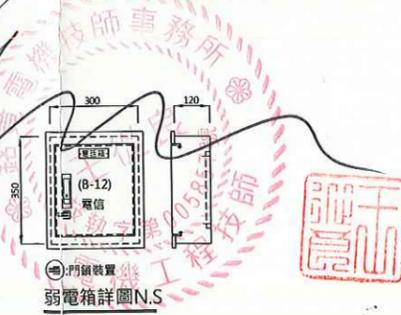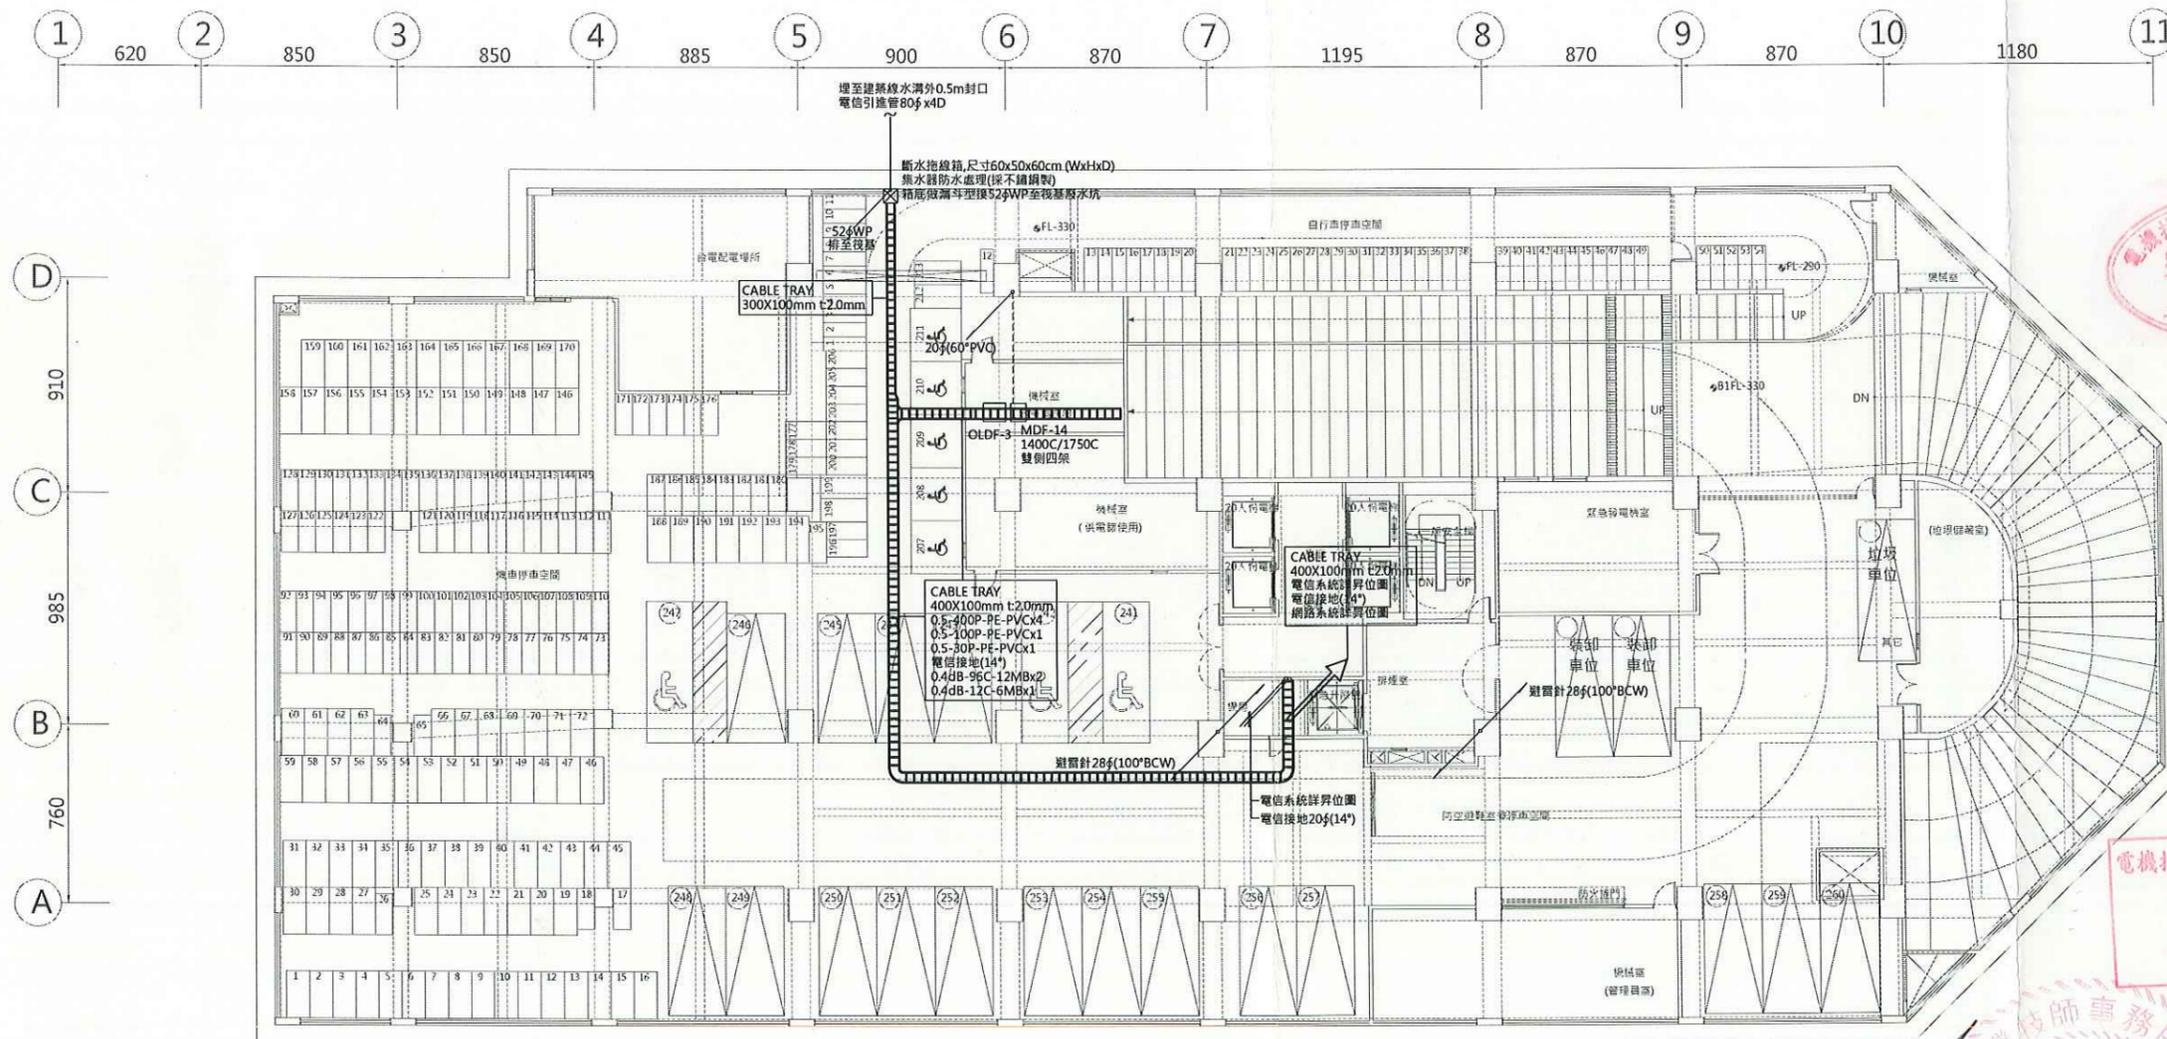

地下壹層弱電配置平面圖S:1/150

工程名稱/Project
 悅萊建設
 新莊區新湖段90地號
 辦公大樓新建工程

修正記錄/Revisions

108.07.05
 5層至18層變更為6戶

備註說明/Note

設計/Design 周琦倫
 繪圖/Drawn 蘇柏惠
 校核/Check 楊麗龍
 比例/Scale 1:50
 單位/Unit 15
 m
 日期/Date 109.04.08

圖名/Drawing Name
 壹層弱電配置平面圖


圖號/Drawing No.

T2-05

李文勝建築師事務所
 W-S.Lee Architects & Planners


發包圖(第一次變更)
 109.04.08
 出圖章

台北市內湖區新湖三路189號4F
 Tel:02-27938108 Fax:02-27932606
 E-mail:wslee.arch@wslee.com.tw

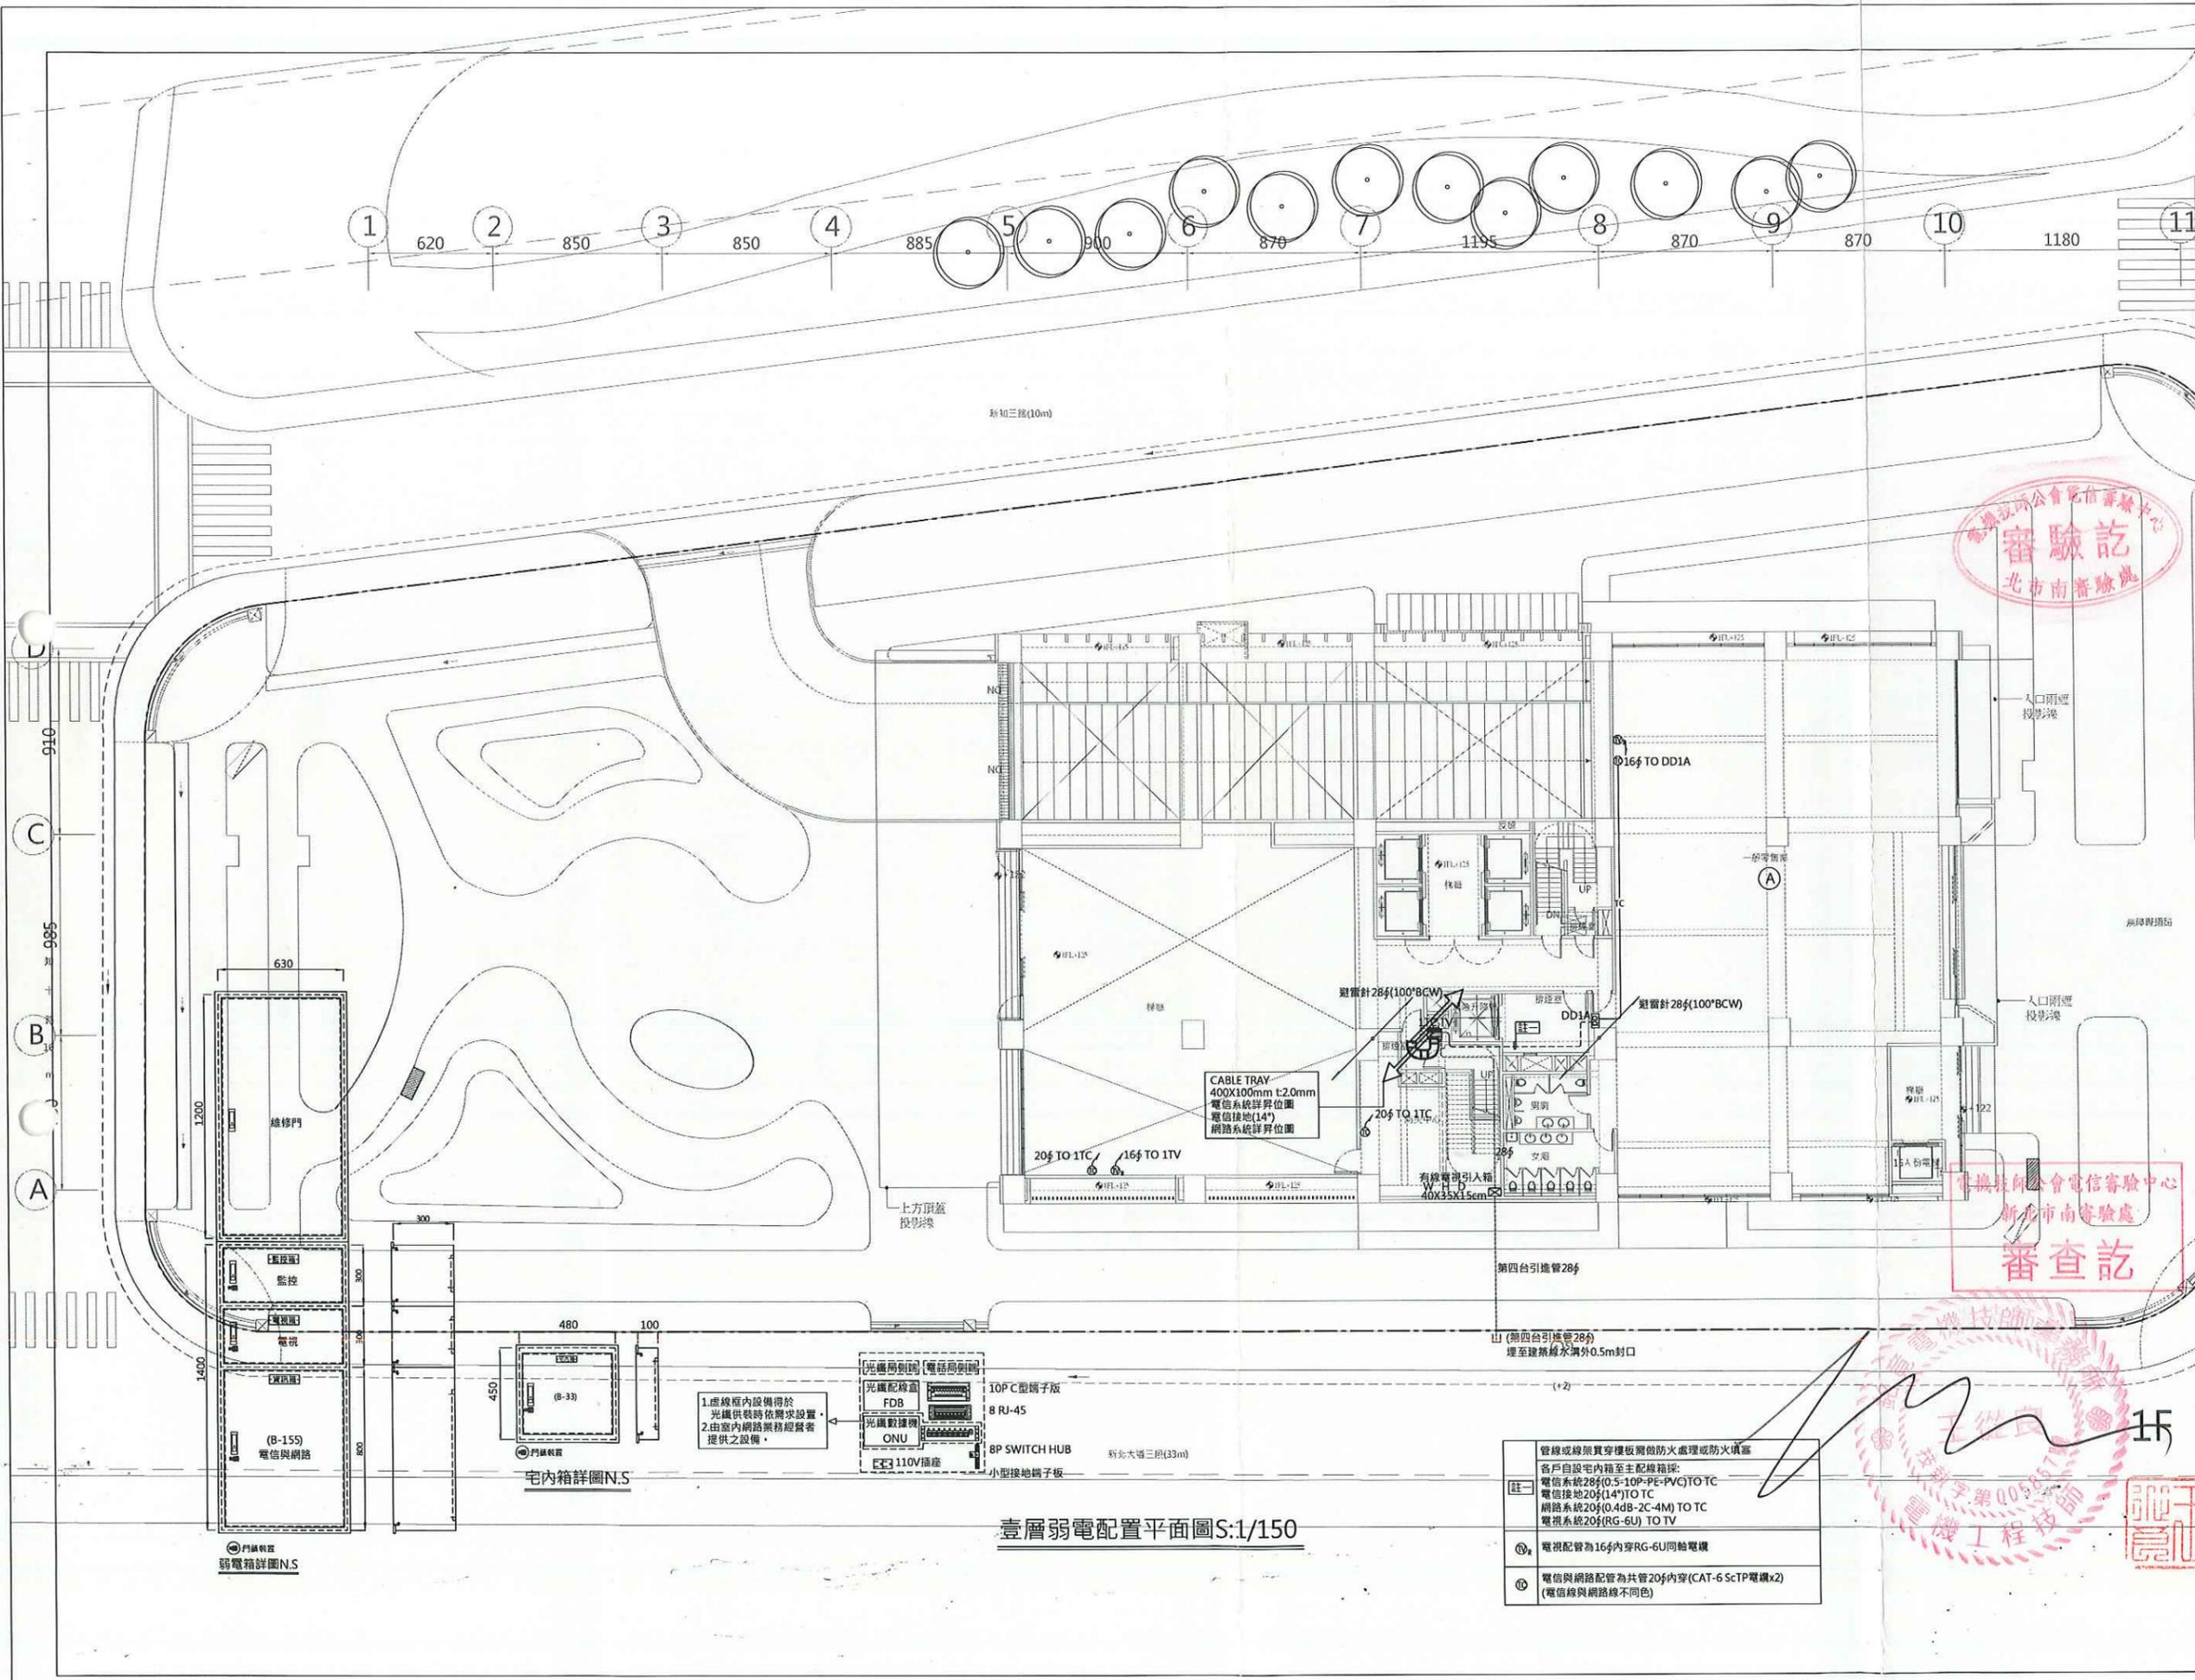

壹層弱電配置平面圖S:1/150

- | | |
|----|--|
| 註一 | 管線或線架貫穿樓板需做防火處理或防火填塞
各戶自設宅內箱至主配線箱採:
電信系統28#(0.5-10P-PE-PVC) TO TC
電信系統20#(14'') TO TC
網路系統20#(0.4dB-2C-4M) TO TC
電視系統20#(RG-6U) TO TV |
| 註二 | 電視配管為16#內穿RG-6U同軸電纜 |
| 註三 | 電信與網路配管為共管20#內穿(CAT-6 ScTP電纜x2)
(電信線與網路線不同色) |

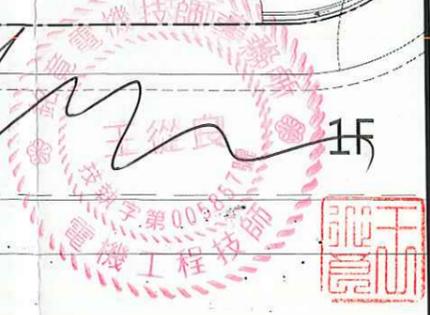

工程名稱/Project
悅萊建設
新莊區新湖新90地號
辦公大樓新建工程

修正記錄/Revisions

108.07.05
5層至18層變更為6戶

備註說明/Note

設計/Design 周琦倫
繪圖/Drawn 蘇柏憲
校核/Check 楊麗龍
比例/Scale 1:100
單位/Unit
日期/Date 109.04.08

圖名/Drawing Name
參層弱電配置平面圖


圖號/Drawing No.

T2-07

李文勝建築師事務所
W-S.Lee Architects & Planners

發包圖(第一次變更)
109.04.08
出圖章


台北市內湖區新湖三路189號4F
Tel:02-27938108 Fax:02-27932606
E-mail:wslee.arch@wslee.com.tw

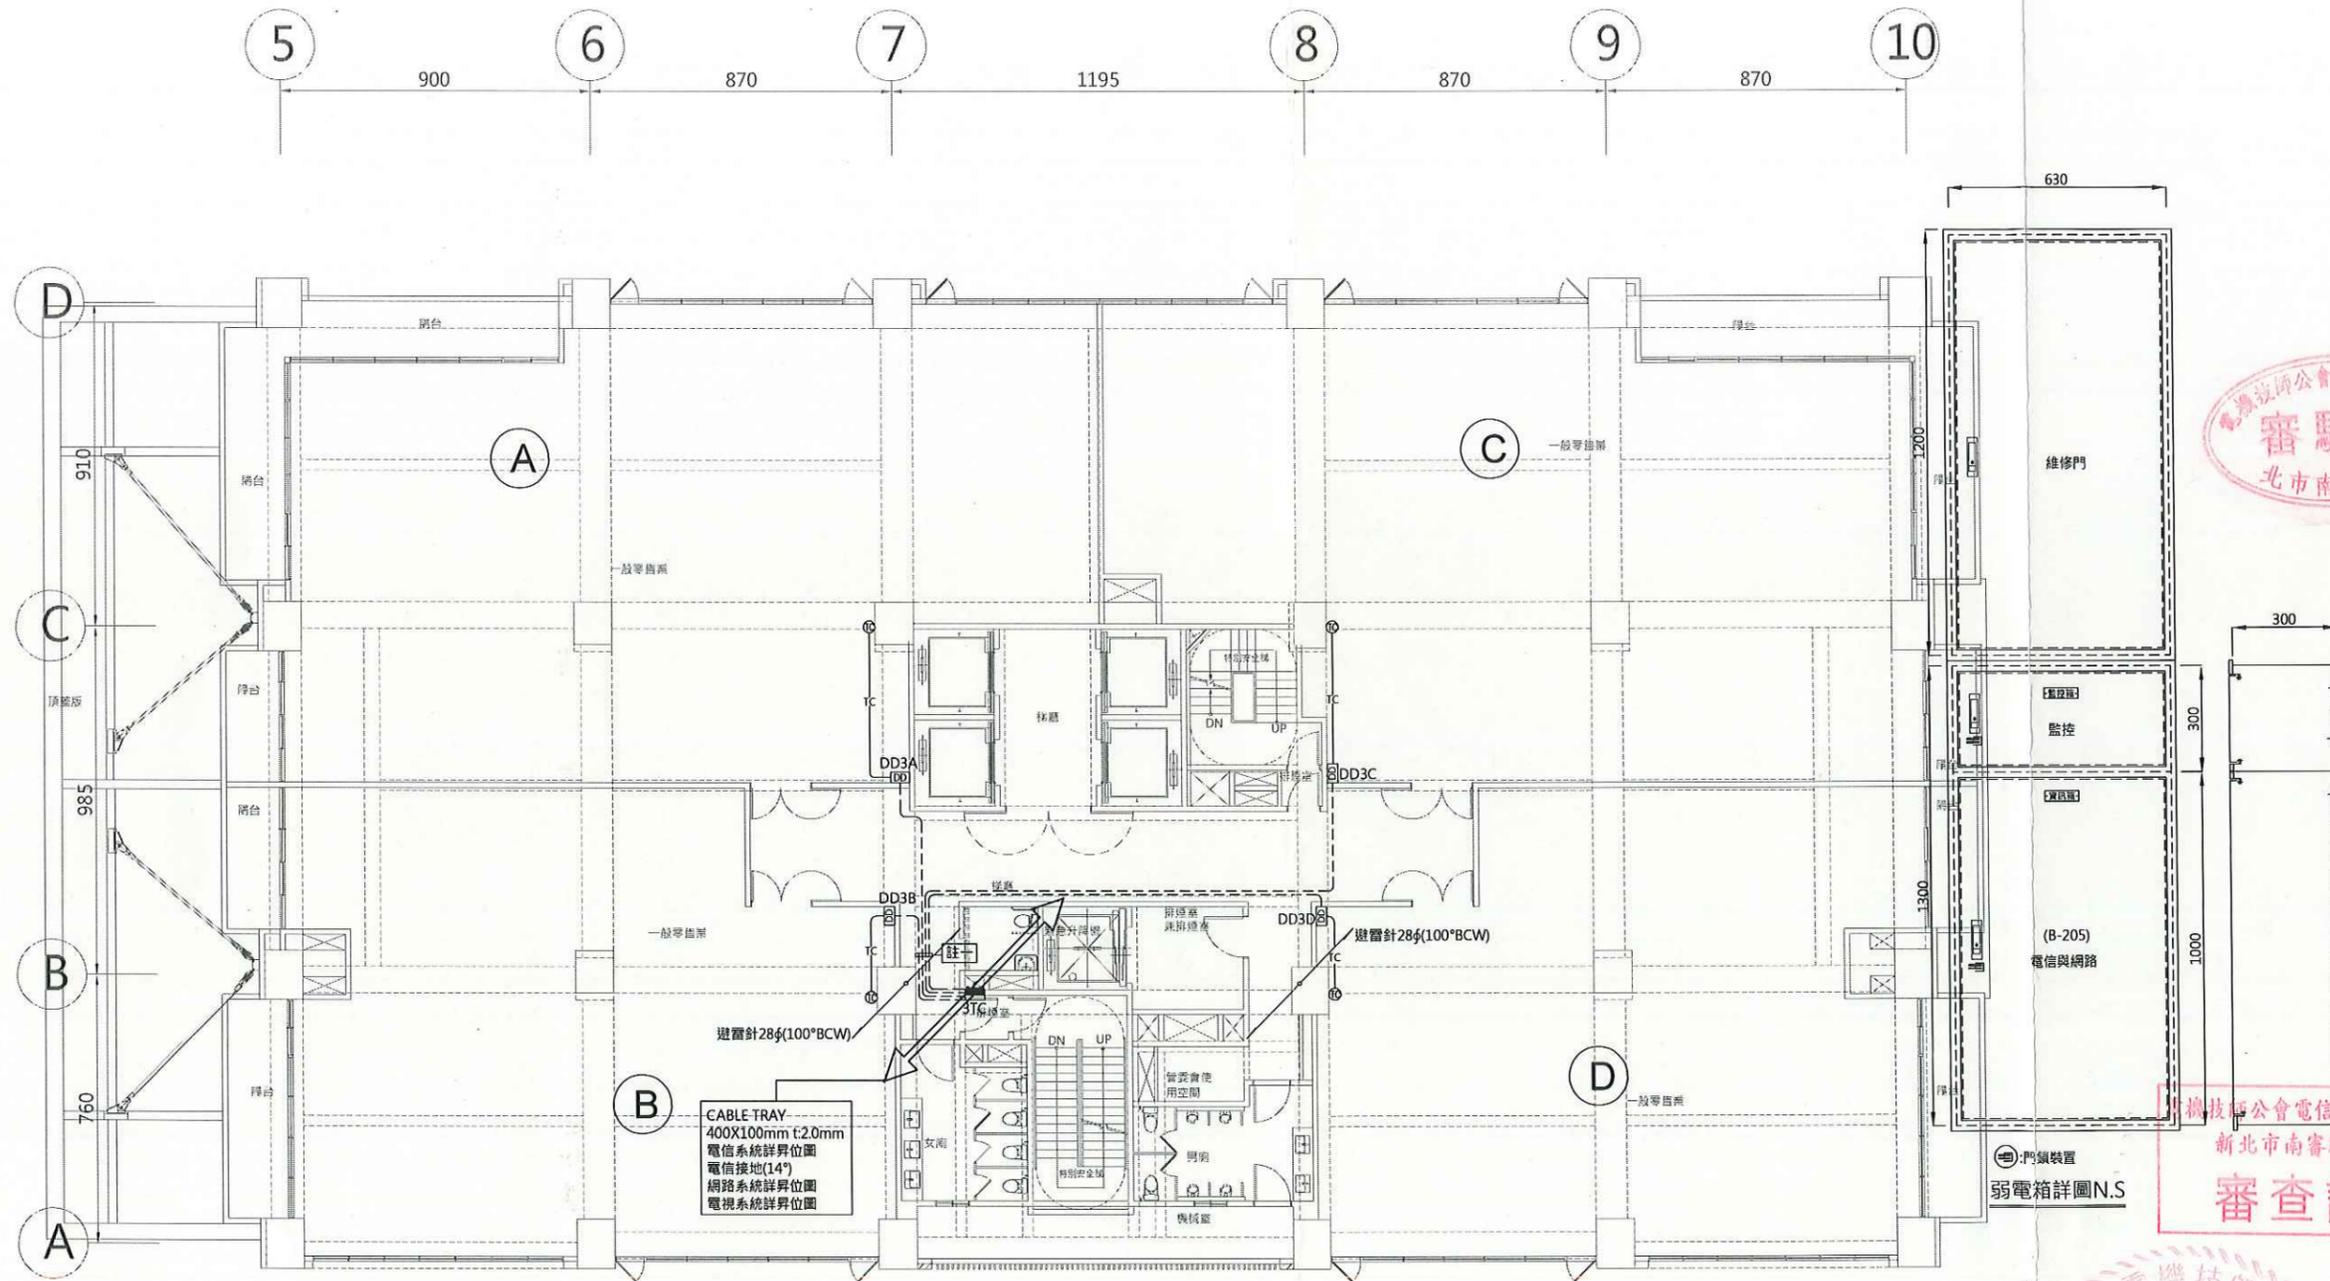


管線或線架貫穿樓板應做防火處理或防火填塞
註一 各戶自設宅內箱至主配線箱採: 電信系統28φ(0.5-10P-PE-PVC) TO TC 電信接地20φ(14") TO TC 網路系統20φ(0.4dB-2C-SM) TO TC 電視系統20φ TO TC
註二 電信與網路配管為共管20φ內穿(CAT-6 ScTP電纜x2) (電信線與網路線不同色)

參層弱電配置平面圖S:1/100

1.虛線框內設備得於
光纖供電時依需求設置。
2.由室內網路業務經營者
提供之設備。

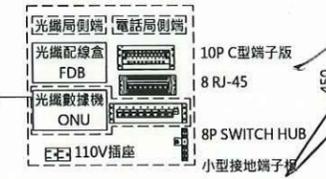

宅內箱詳圖N.S

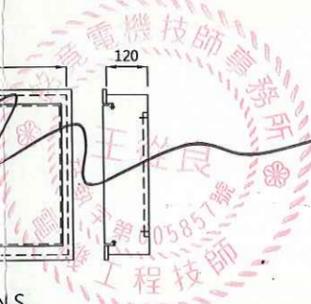

工程名稱/Project
悅萊建設
新莊區新地90地號
辦公大樓新建工程

修正記錄/Revisions

108.07.05
5層至18層變更為6戶

備註說明/Note

設計/Design 周琦倫
繪圖/Drawn 蘇柏憲
校核/Check 楊麗龍
比例/Scale 1:100
單位/Unit
日期/Date 109.04.08


圖名/Drawing Name
肆層弱電配置平面圖

圖號/Drawing No.
T2-08

李文勝建築師事務所
W-S.Lee Architects & Planners

發包圖(第一次變更)
109.04.08
出圖章

台北市內湖區新湖三路189號4F
Tel:02-27938108 Fax:02-27932606
E-mail:wslee.arch@wslee.com.tw

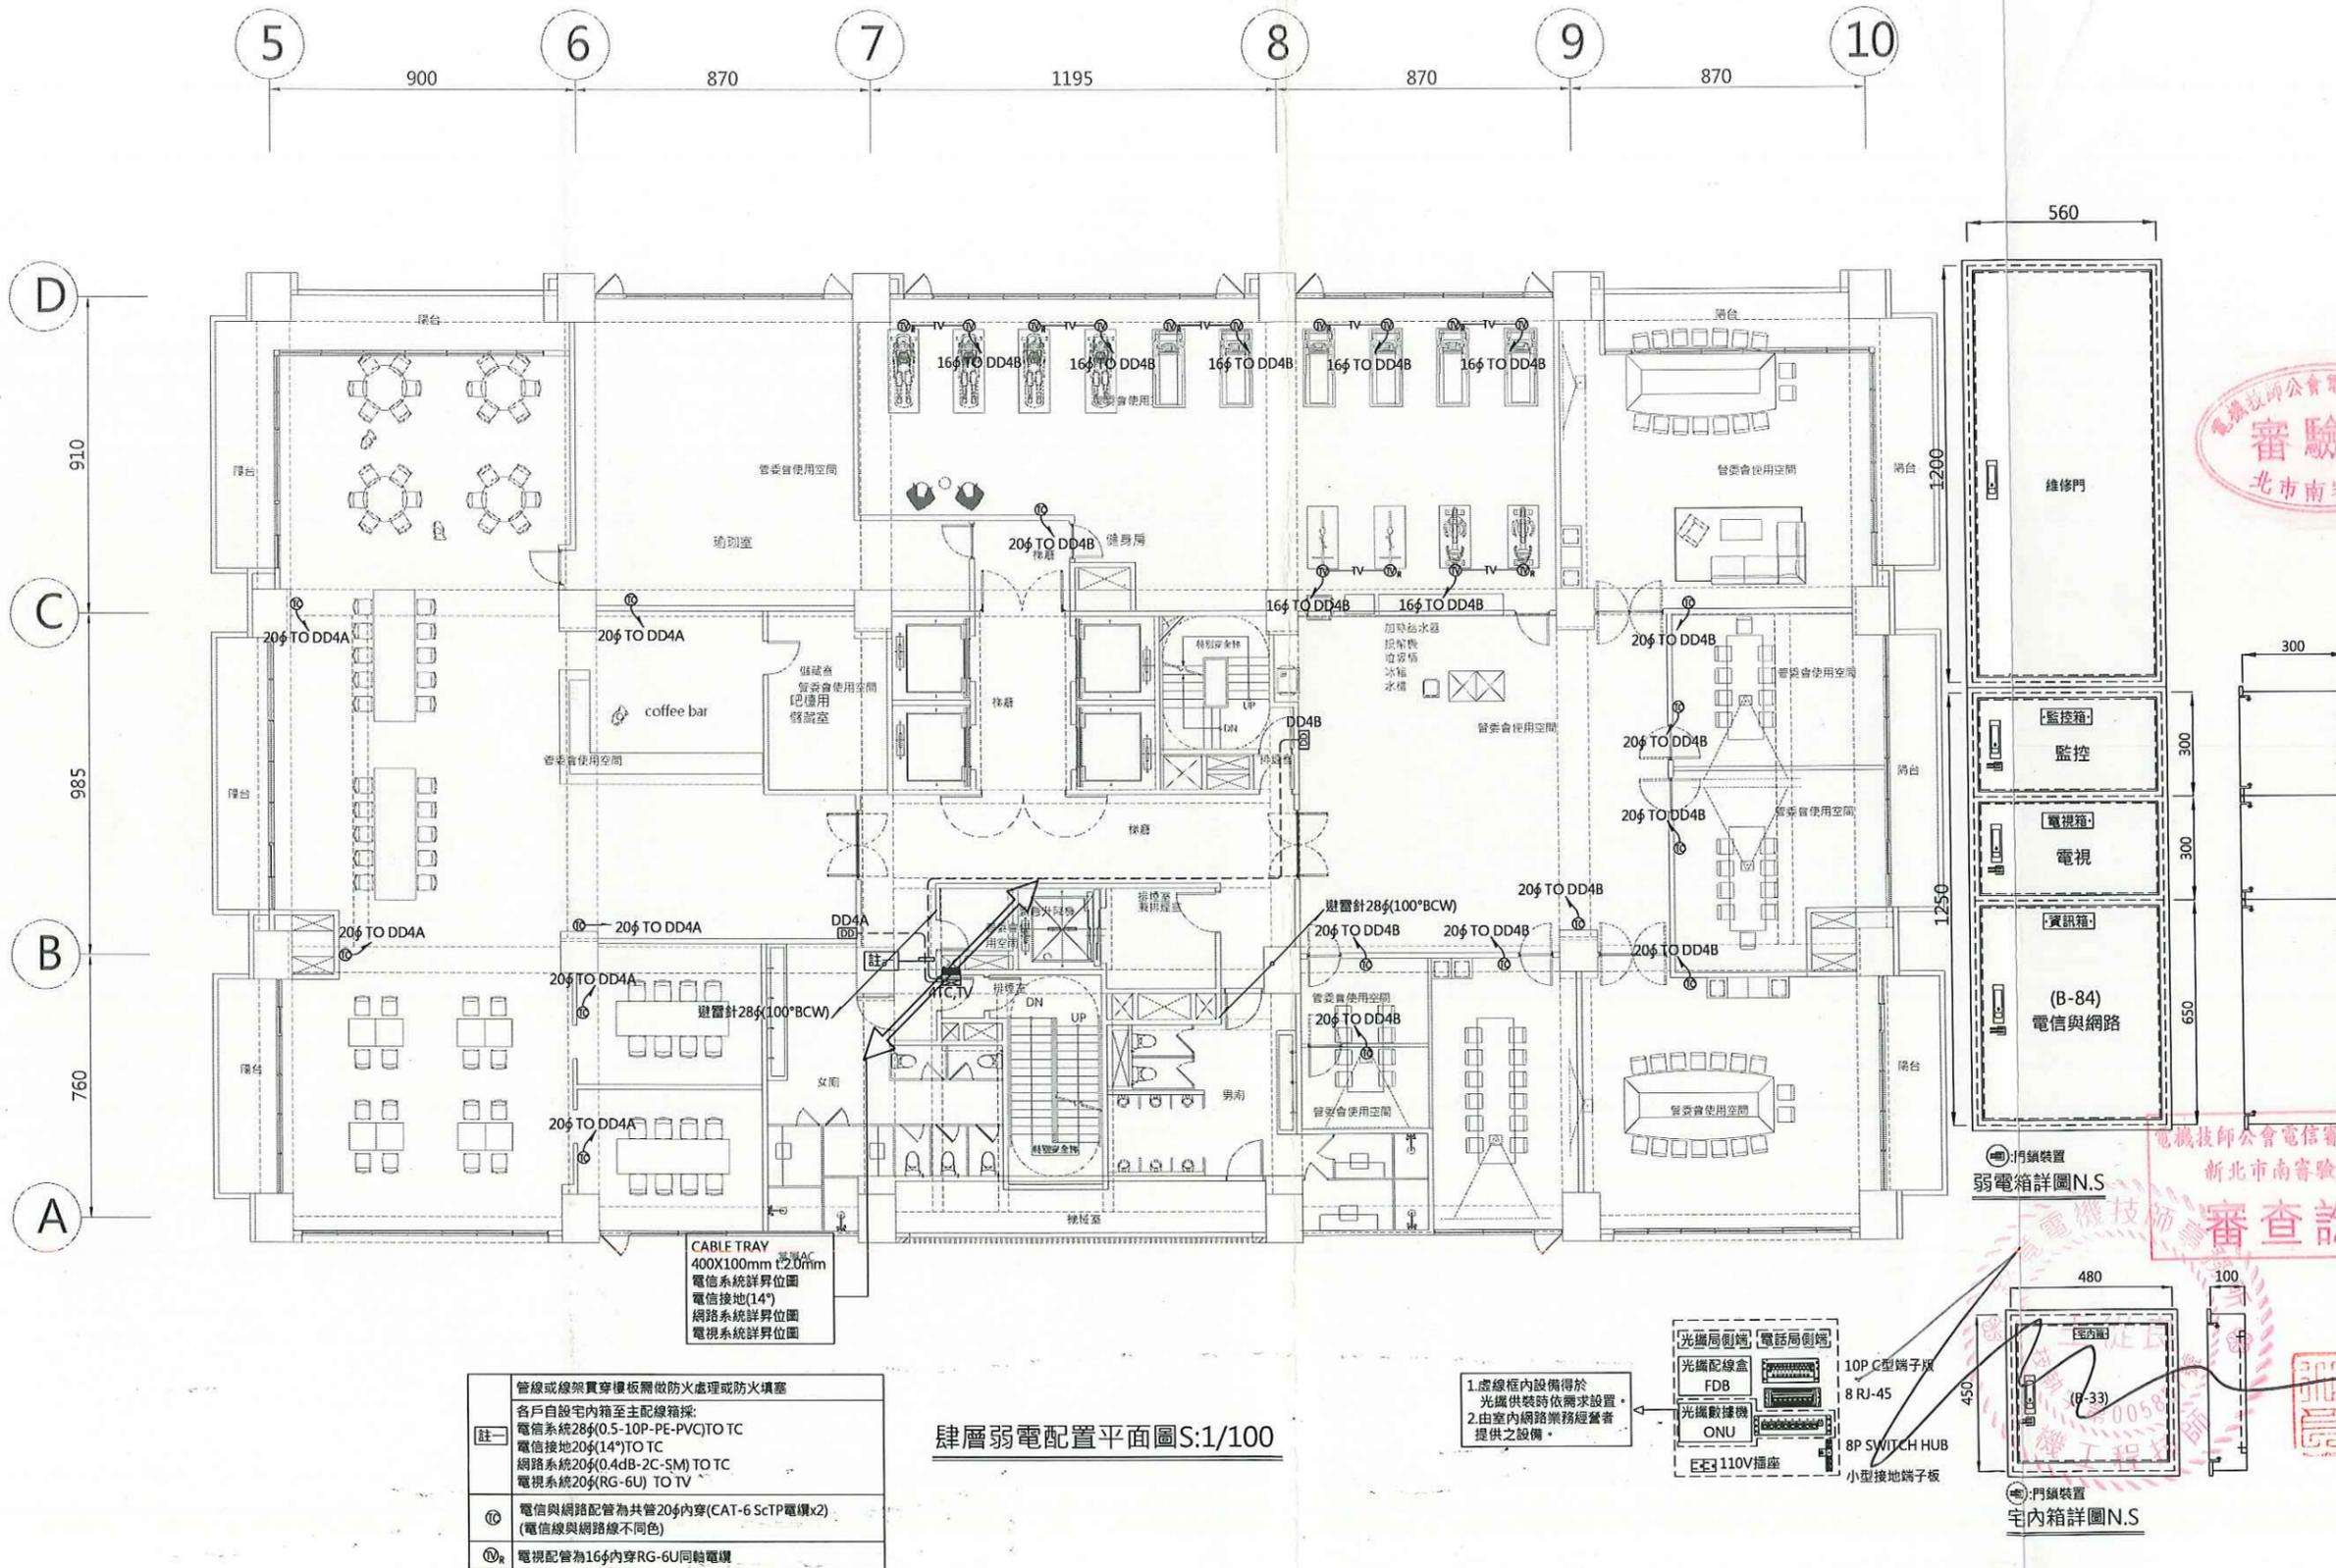

註一	管線或線架貫穿樓板需做防火處理或防火填塞 各戶自設宅內箱至主配線箱採: 電信系統28#(0.5-10P-PE-PVC) TO TC 電信接地20#(14") TO TC 網路系統20#(0.4dB-2C-SM) TO TC 電視系統20#(RG-6U) TO TV
◎	電信與網路配管為共管20#內穿(CAT-6 ScTP電纜x2) (電信線與網路線不同色)
◎	電視配管為16#內穿RG-6U同軸電纜

肆層弱電配置平面圖S:1/100

- 虛線框內設備得於光纖供裝時依需求設置。
- 由室內網路業務經營者提供之設備。

工程名稱/Project
 悅萊建設
 新莊區新湖段90地號
 辦公大樓新建工程

修正記錄/Revisions

108.07.05
 5層至18層變更為6戶

備註說明/Note

設計/Design 周琦倫
 繪圖/Drawn 蘇柏惠
 校核/Check 楊麗麗
 比例/Scale 1:100
 單位/Unit
 日期/Date 109.04.08


圖名/Drawing Name
 伍層弱電配置平面圖

圖號/Drawing No.
 T2-09

李文勝建築師事務所
 W-S.Lee Architects & Planners

發包圖(第一次變更)
 109.04.08
 出圖章

台北市內湖區新湖三路189號4F
 Tel:02-27938108 Fax:02-27932606
 E-mail:wslee.arch@wslee.com.tw


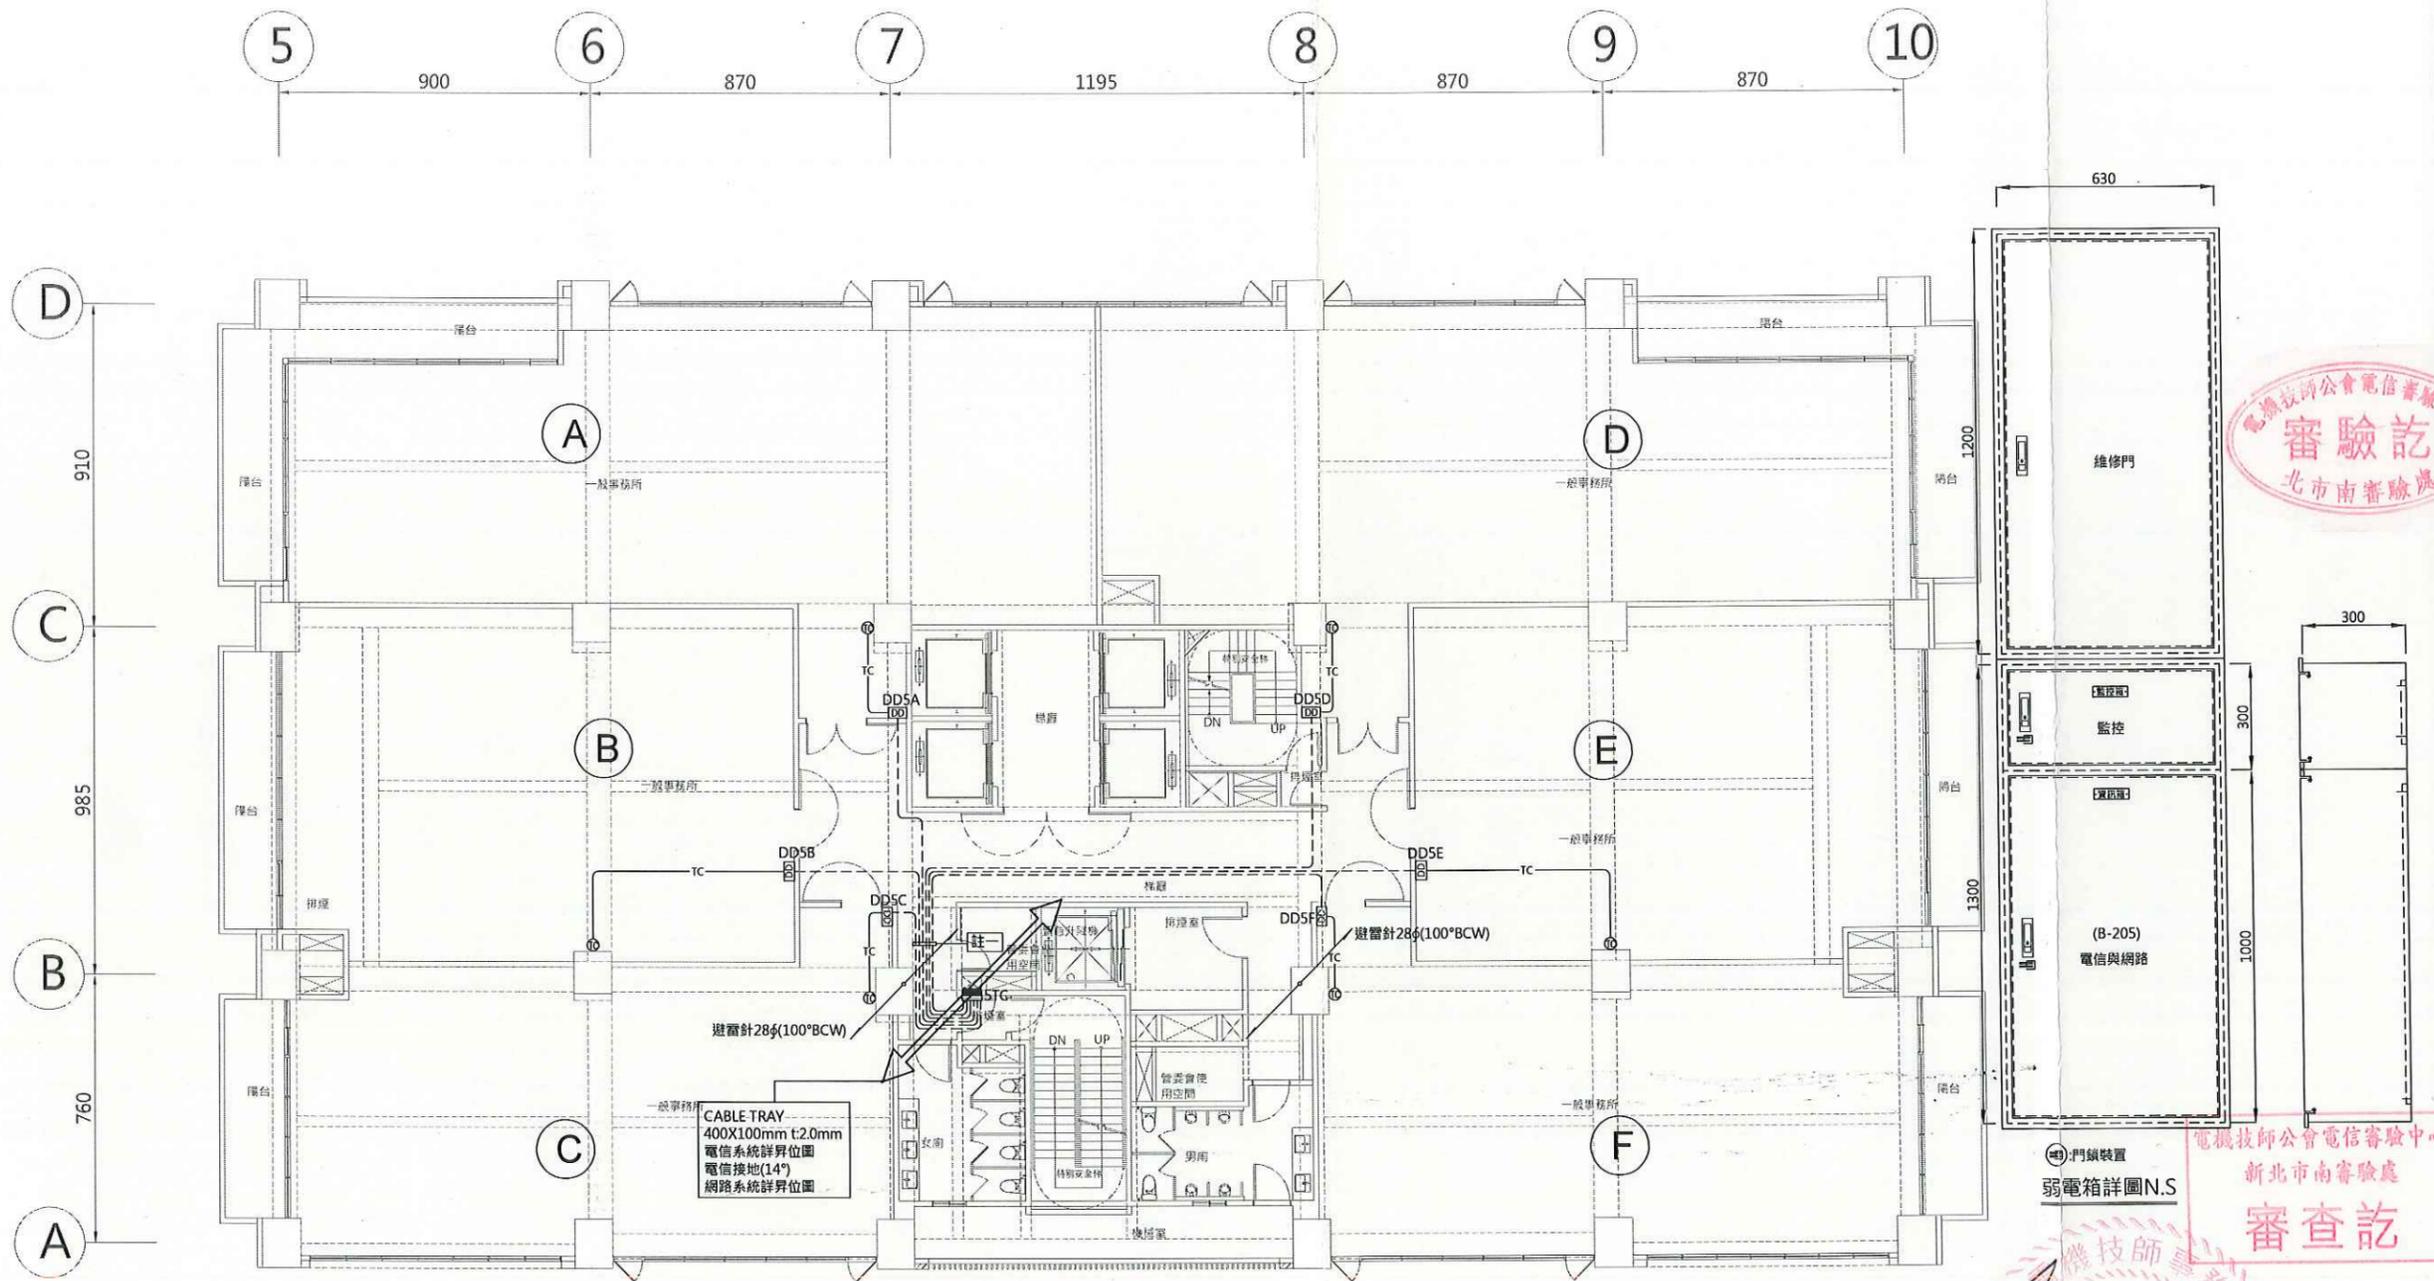


CABLE TRAY
 400X100mm t:2.0mm
 電信系統詳昇位圖
 電信接地(14")
 網路系統詳昇位圖

管線或線架貫穿樓板需做防火處理或防火填塞
客戶自設宅內箱至主配線箱採: 電信系統28φ(0.5-10P-PE-PVC) TO TC 電信接地20φ(14") TO TC 網路系統20φ(0.4dB-2C-SM) TO TC 電視系統20φ TO TC
◎ 電信與網路配管為共管20φ內穿(CAT-6 ScTP電纜x2) (電信線與網路線不同色)

伍層弱電配置平面圖 S:1/100

1.虛線框內設備得於
 光纖供電時依需求設置。
 2.由室內網路業務經營者
 提供之設備。

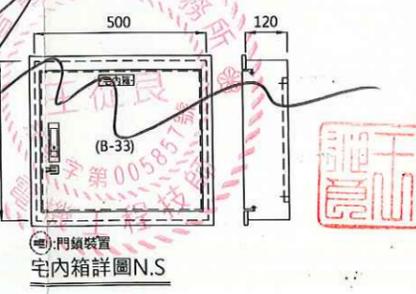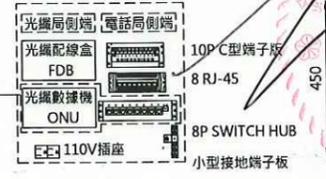

工程名稱/Project
悅萊建設
新莊區新湖新地號
辦公大樓新建工程

修正記錄/Revisions

108.07.05
5層至18層變更為6戶

備註說明/Note

設計/Design 周琦倫

繪圖/Drawn 蘇柏憲

校核/Check 楊麗龍

比例/Scale 1:100

單位/Unit

日期/Date 109.04.08

圖名/Drawing Name
陸、玖層弱電配置平面圖


圖號/Drawing No.

T2-10

李文勝建築師事務所
W.S.Lee Architects & Planners

發包圖(第一次變更)
109.04.08
出圖章

台北市內湖區新湖三路189號4F
Tel:02-27938108 Fax:02-27932606
E-mail:wslee.arch@wslee.com.tw


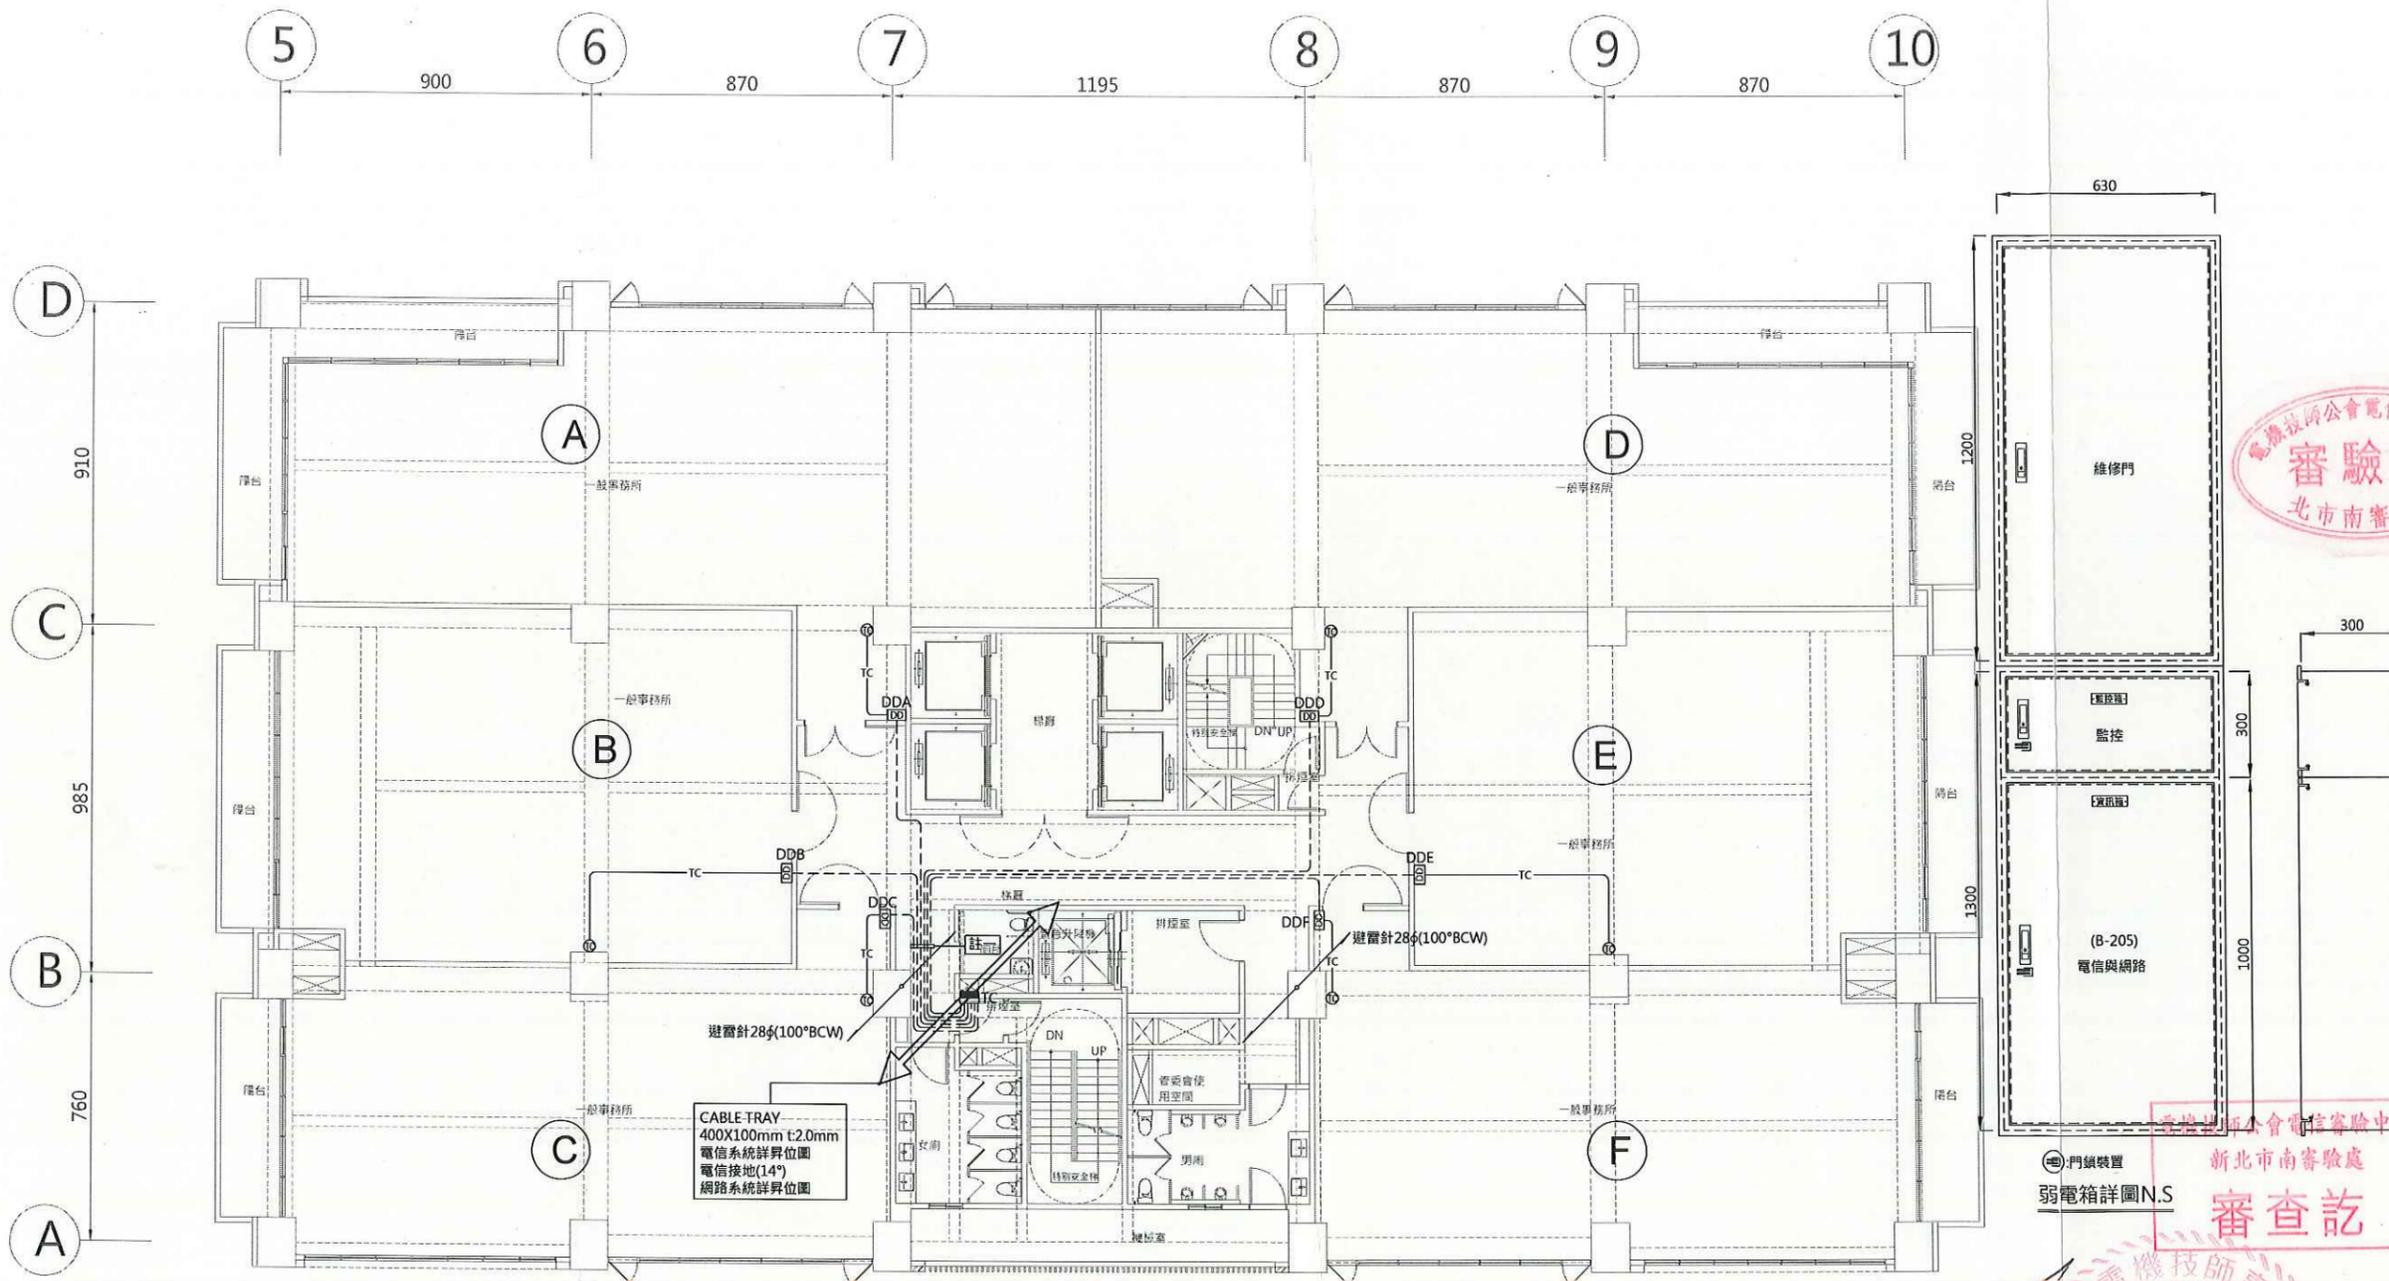


CABLE TRAY
400X100mm t:2.0mm
電信系統詳界位圖
電信接地(14")
網路系統詳界位圖

管線或線架貫穿樓板需做防火處理或防火填塞
客戶自設住宅內箱至主配線箱採:
電信系統28φ(0.5-10P-PE-PVC) TO TC
電信接地20φ(14") TO TC
網路系統20φ(0.4dB-2C-SM) TO TC
電視系統20φ TO TC
⑩ 電信與網路配管為共管20φ內穿(CAT-6 ScTP電纜x2)
(電信線與網路線不同色)

陸、玖層弱電配置平面圖 S:1/100

1.虛線框內設備得於
光纖供裝時依需求設置。
2.由室內網路業務經營者
提供之設備。

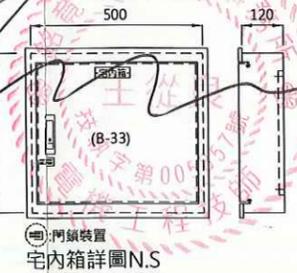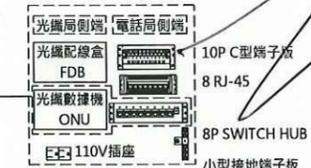

工程名稱/Project
悅萊建設
新莊區新湖段90地號
辦公大樓新建工程

修正記錄/Revisions

108.07.05
5層至18層變更為6戶

備註說明/Note

設計/Design 周琦倫
繪圖/Drawn 蘇柏憲
校核/Check 楊麗龍
比例/Scale 1:100
單位/Unit
日期/Date 109.04.08


圖名/Drawing Name
柒、捌層弱電配置平面圖

圖號/Drawing No.
T2-11

李文勝建築師事務所
W-S.Lee Architects & Planners

發包圖(第一次變更)
109.04.08
出圖章


台北市內湖區新湖三路189號4F
Tel:02-27938108 Fax:02-27932606
E-mail:wslee.arch@wslee.com.tw

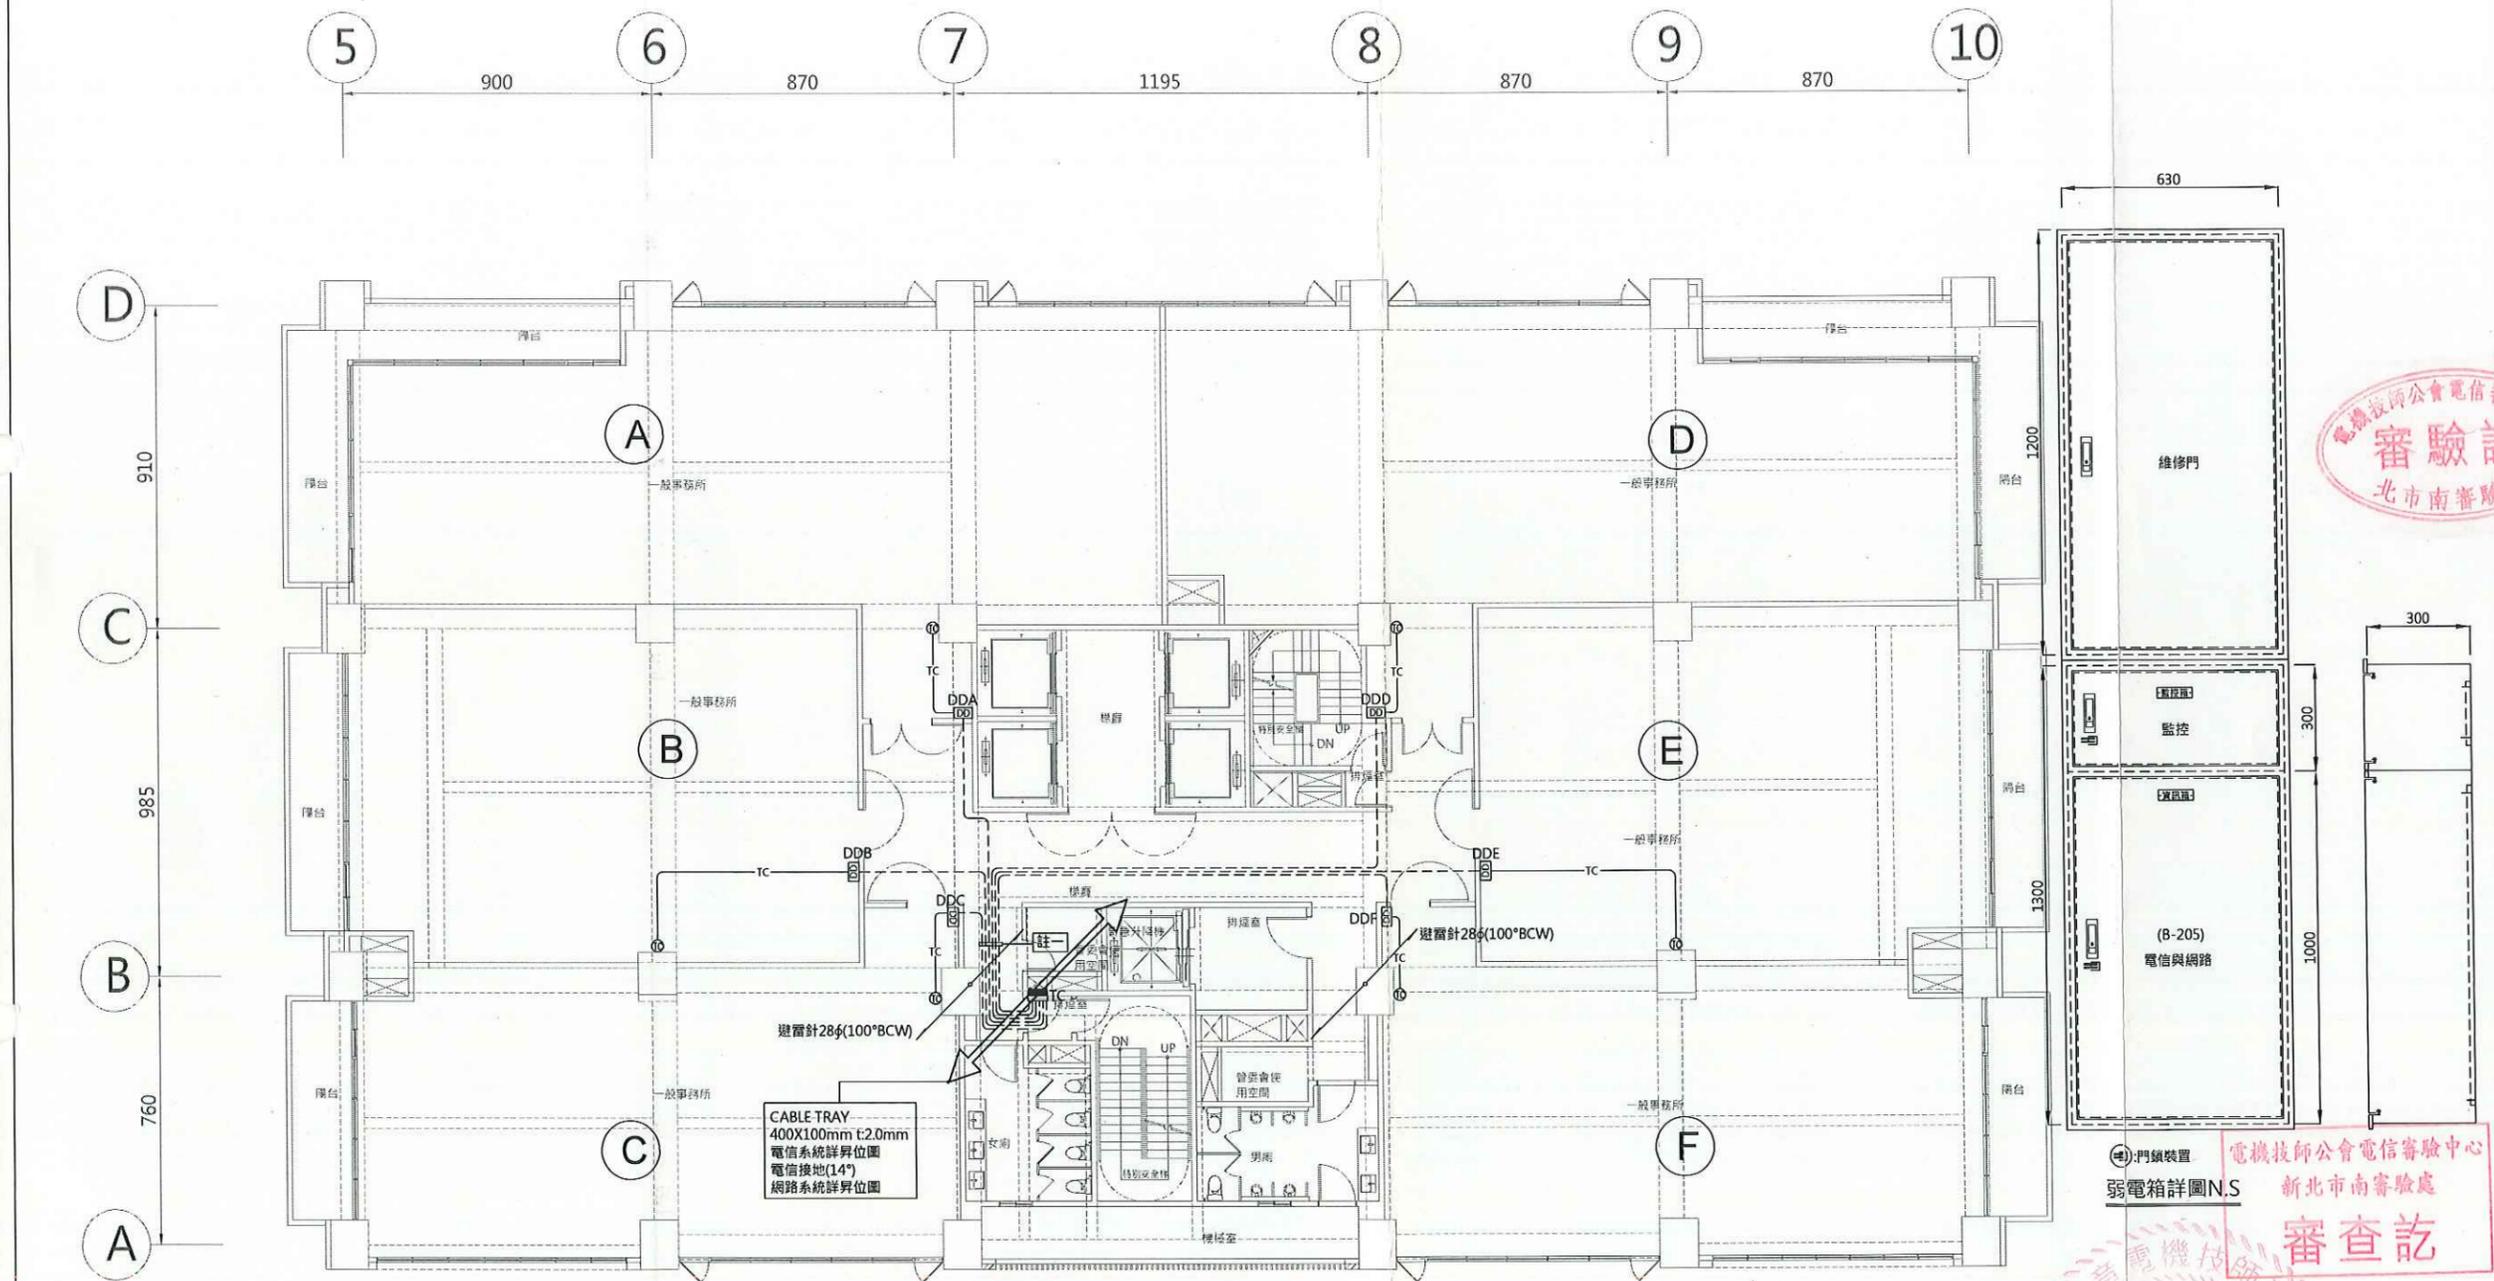

CABLE TRAY
400X100mm t:2.0mm
電信系統詳昇位圖
電信接地(14")
網路系統詳昇位圖

- 管線或線架貫穿樓板需做防火處理或防火填塞
- 各戶自設宅內箱至主配線箱採:
 ① 電信系統28φ(0.5-10P-PE-PVC) TO TC
 ② 電信接地20φ(14") TO TC
 ③ 網路系統20φ(0.4dB-2C-5M) TO TC
 ④ 電視系統20φ TO TC
- ⑤ 電信與網路配管為共管20φ內穿(CAT-6 ScTP電纜x2)
(電信線與網路線不同色)

柒、捌層弱電配置平面圖 S:1/100

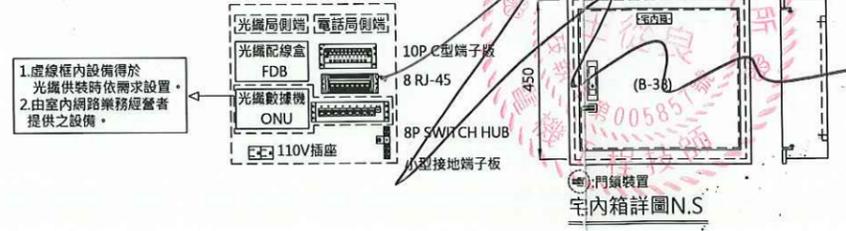

電機技師公會電信審驗中心
審驗訖
審查訖
新北南審驗處

工程名稱/Project
 悅萊建設
 新莊區新湖三路90地號
 辦公大樓新建工程

修正記錄/Revisions
 108.07.05
 5層至18層變更為6戶

備註說明/Note

設計/Design 周琦倫
 繪圖/Drawn 蘇柏惠
 校核/Check 楊麗麗
 比例/Scale 1:100
 單位/Unit
 日期/Date 109.04.08


圖名/Drawing Name
 拾層弱電配置平面圖

圖號/Drawing No.
 T2-12

李文勝建築師事務所
 W-S.Lee Architects & Planners

發包圖(第一次變更)
 109.04.08
 出圖章



台北市內湖區新湖三路189號4F
 Tel:02-27938108 Fax:02-27932606
 E-mail:wslee.arch@wslee.com.tw

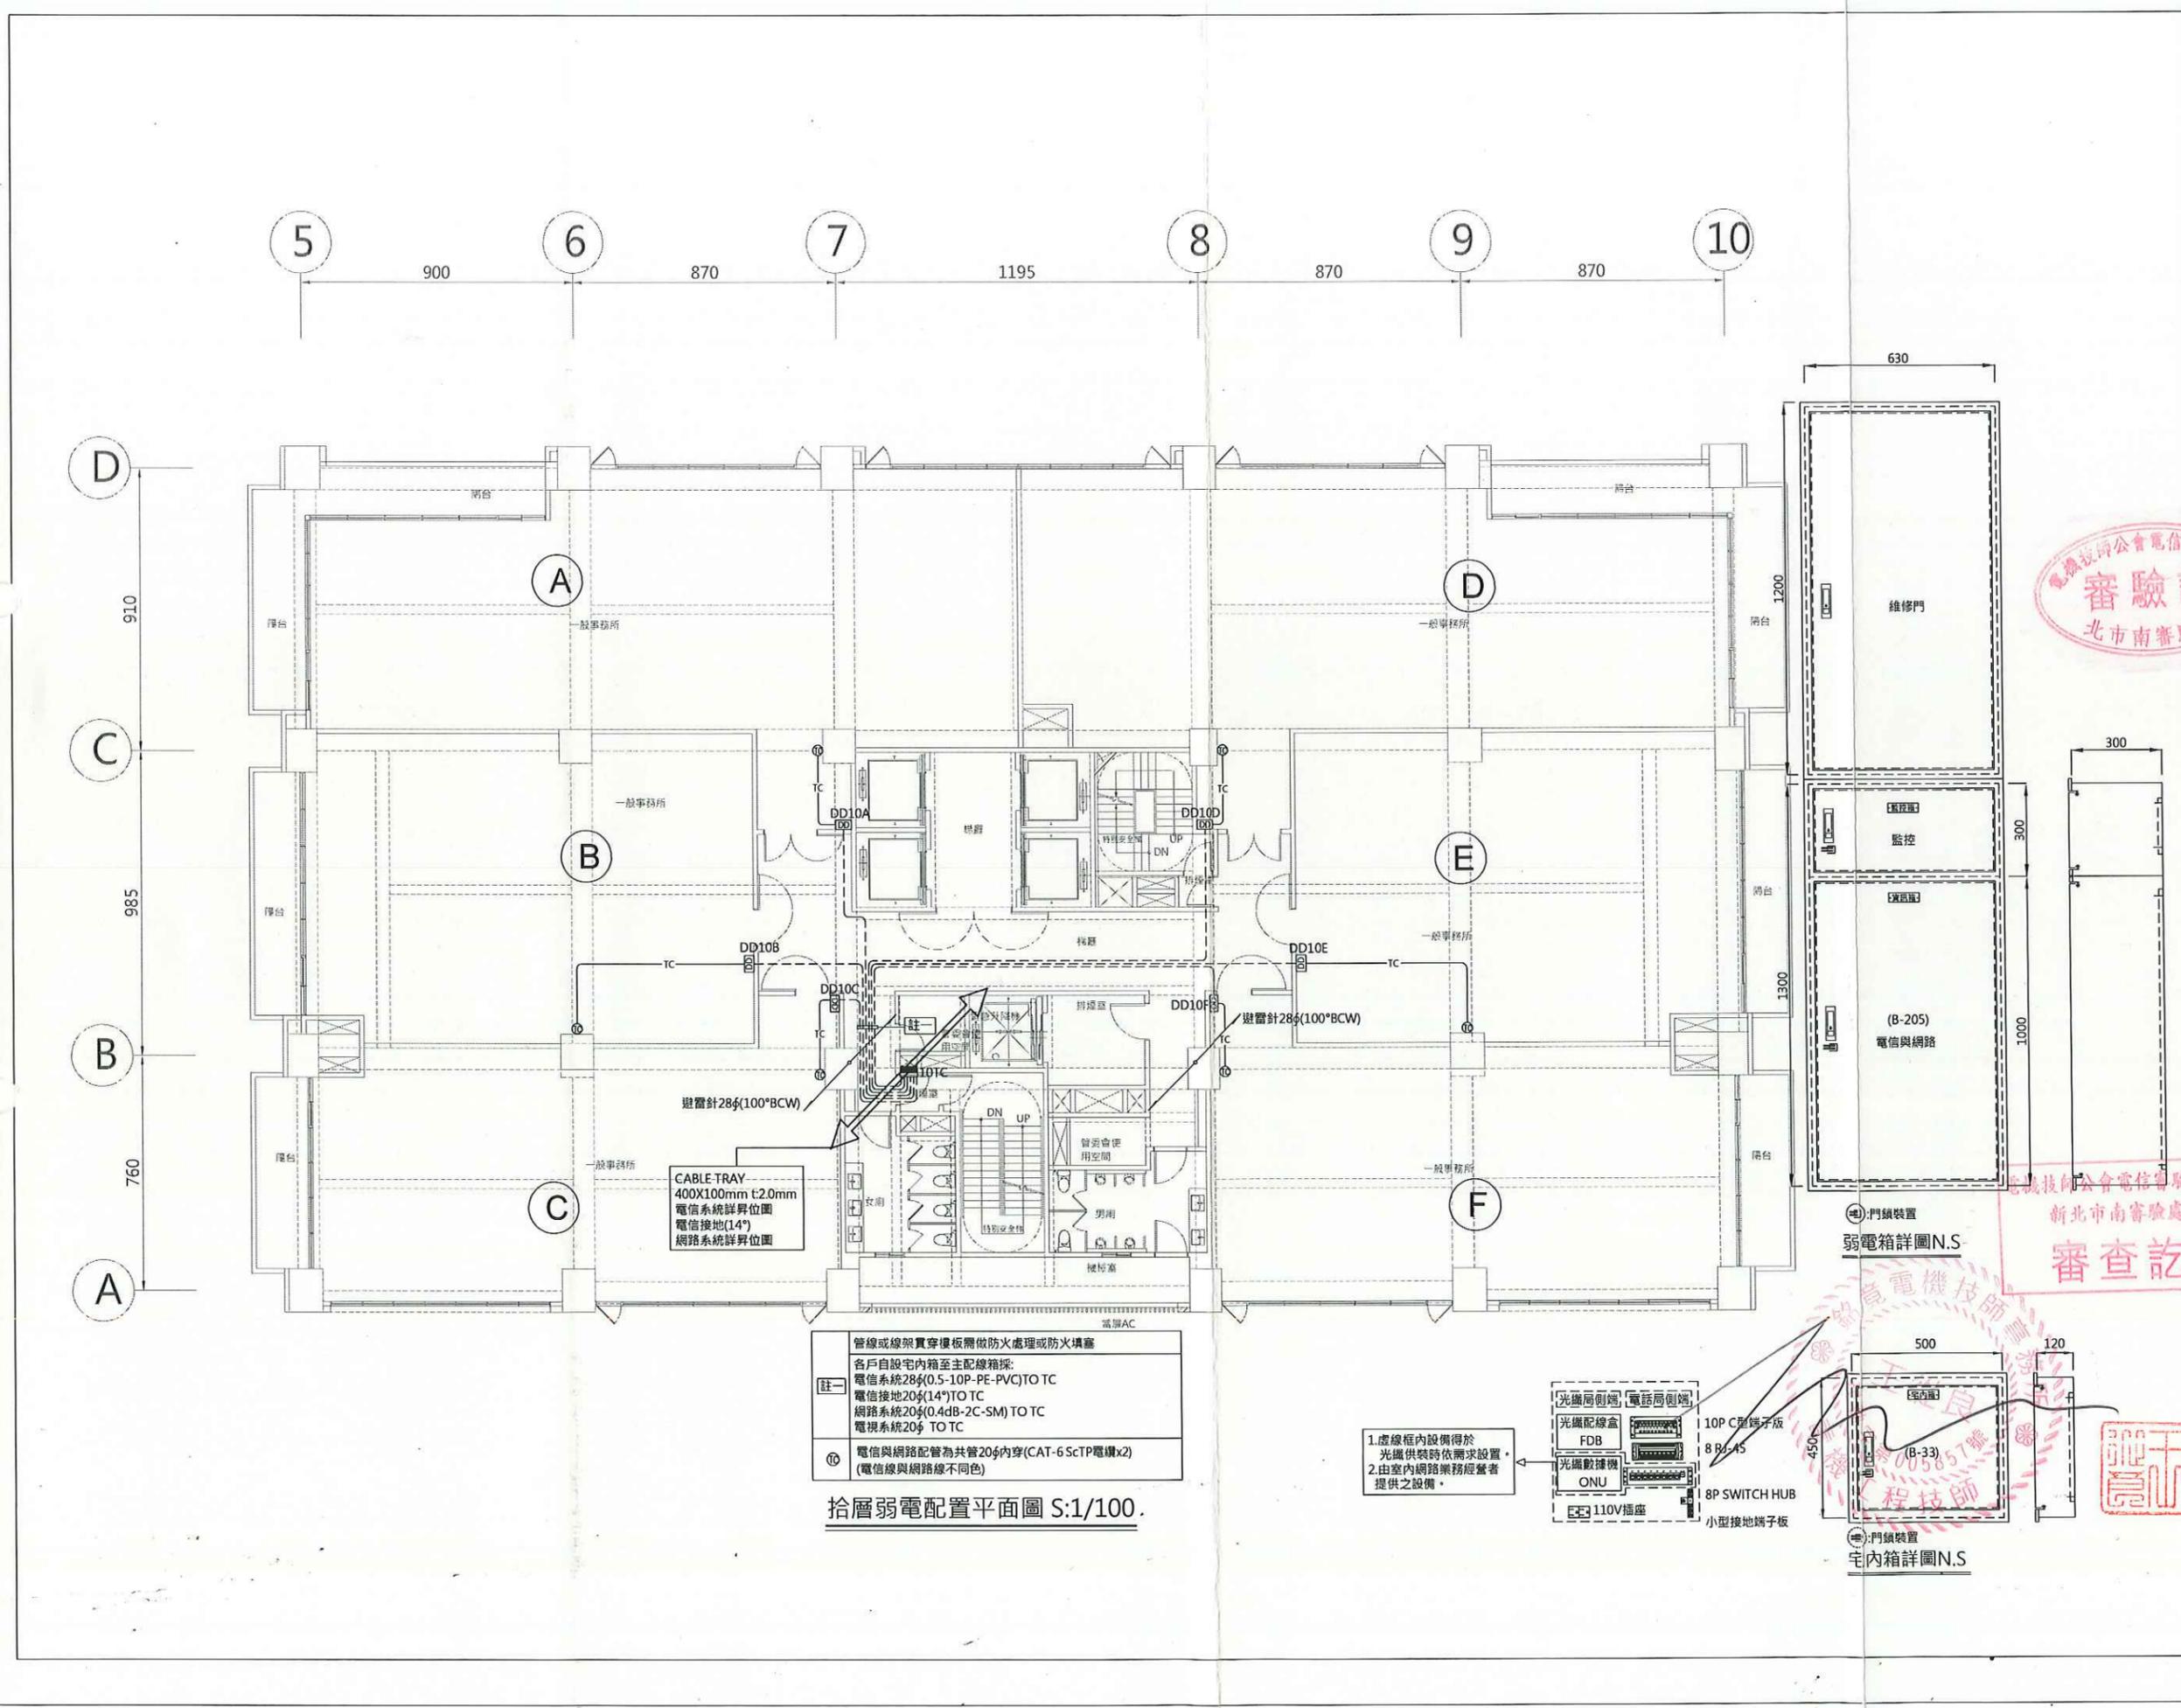

管線或線架貫穿樓板需做防火處理或防火填塞
 各戶自設宅內箱至主配線箱採:
 ① 電信系統28φ(0.5-10P-PE-PVC) TO TC
 電信接地20φ(14") TO TC
 網路系統20φ(0.4dB-2C-SM) TO TC
 電視系統20φ TO TC
 ② 電信與網路配管為共管20φ內穿(CAT-6 ScTP電纜x2)
 (電信線與網路線不同色)

拾層弱電配置平面圖 S:1/100.

1.虛線框內設備得於
 光纖供裝時依需求設置。
 2.由室內網路業務經營者
 提供之設備。

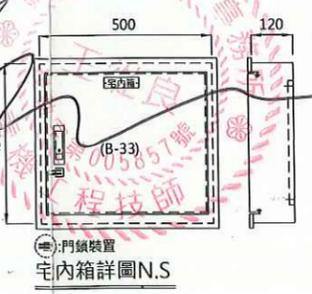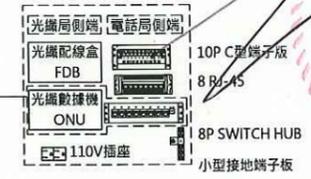

門鎖裝置
 弱電箱詳圖 N.S.

門鎖裝置
 宅內箱詳圖 N.S.

工程名稱/Project
悅萊建設
新莊區新知段90地號
辦公大樓新建工程

修正記錄/Revisions

108.07.05
5層至18層變更為6戶

備註說明/Note

設計/Design 周琦倫
繪圖/Drawn 蘇柏惠
校核/Check 楊麗龍
比例/Scale 1:100
單位/Unit
日期/Date 109.04.08


圖名/Drawing Name
拾貳層弱電配置平面圖

圖號/Drawing No.
T2-14

李文勝建築師事務所
W-S.Lee Architects & Planners

發包圖(第一次變更)
109.04.08
出圖章

台北市內湖區新湖三路189號4F
Tel:02-27938108 Fax:02-27932606
E-mail:wslec.arch@wslee.com.tw

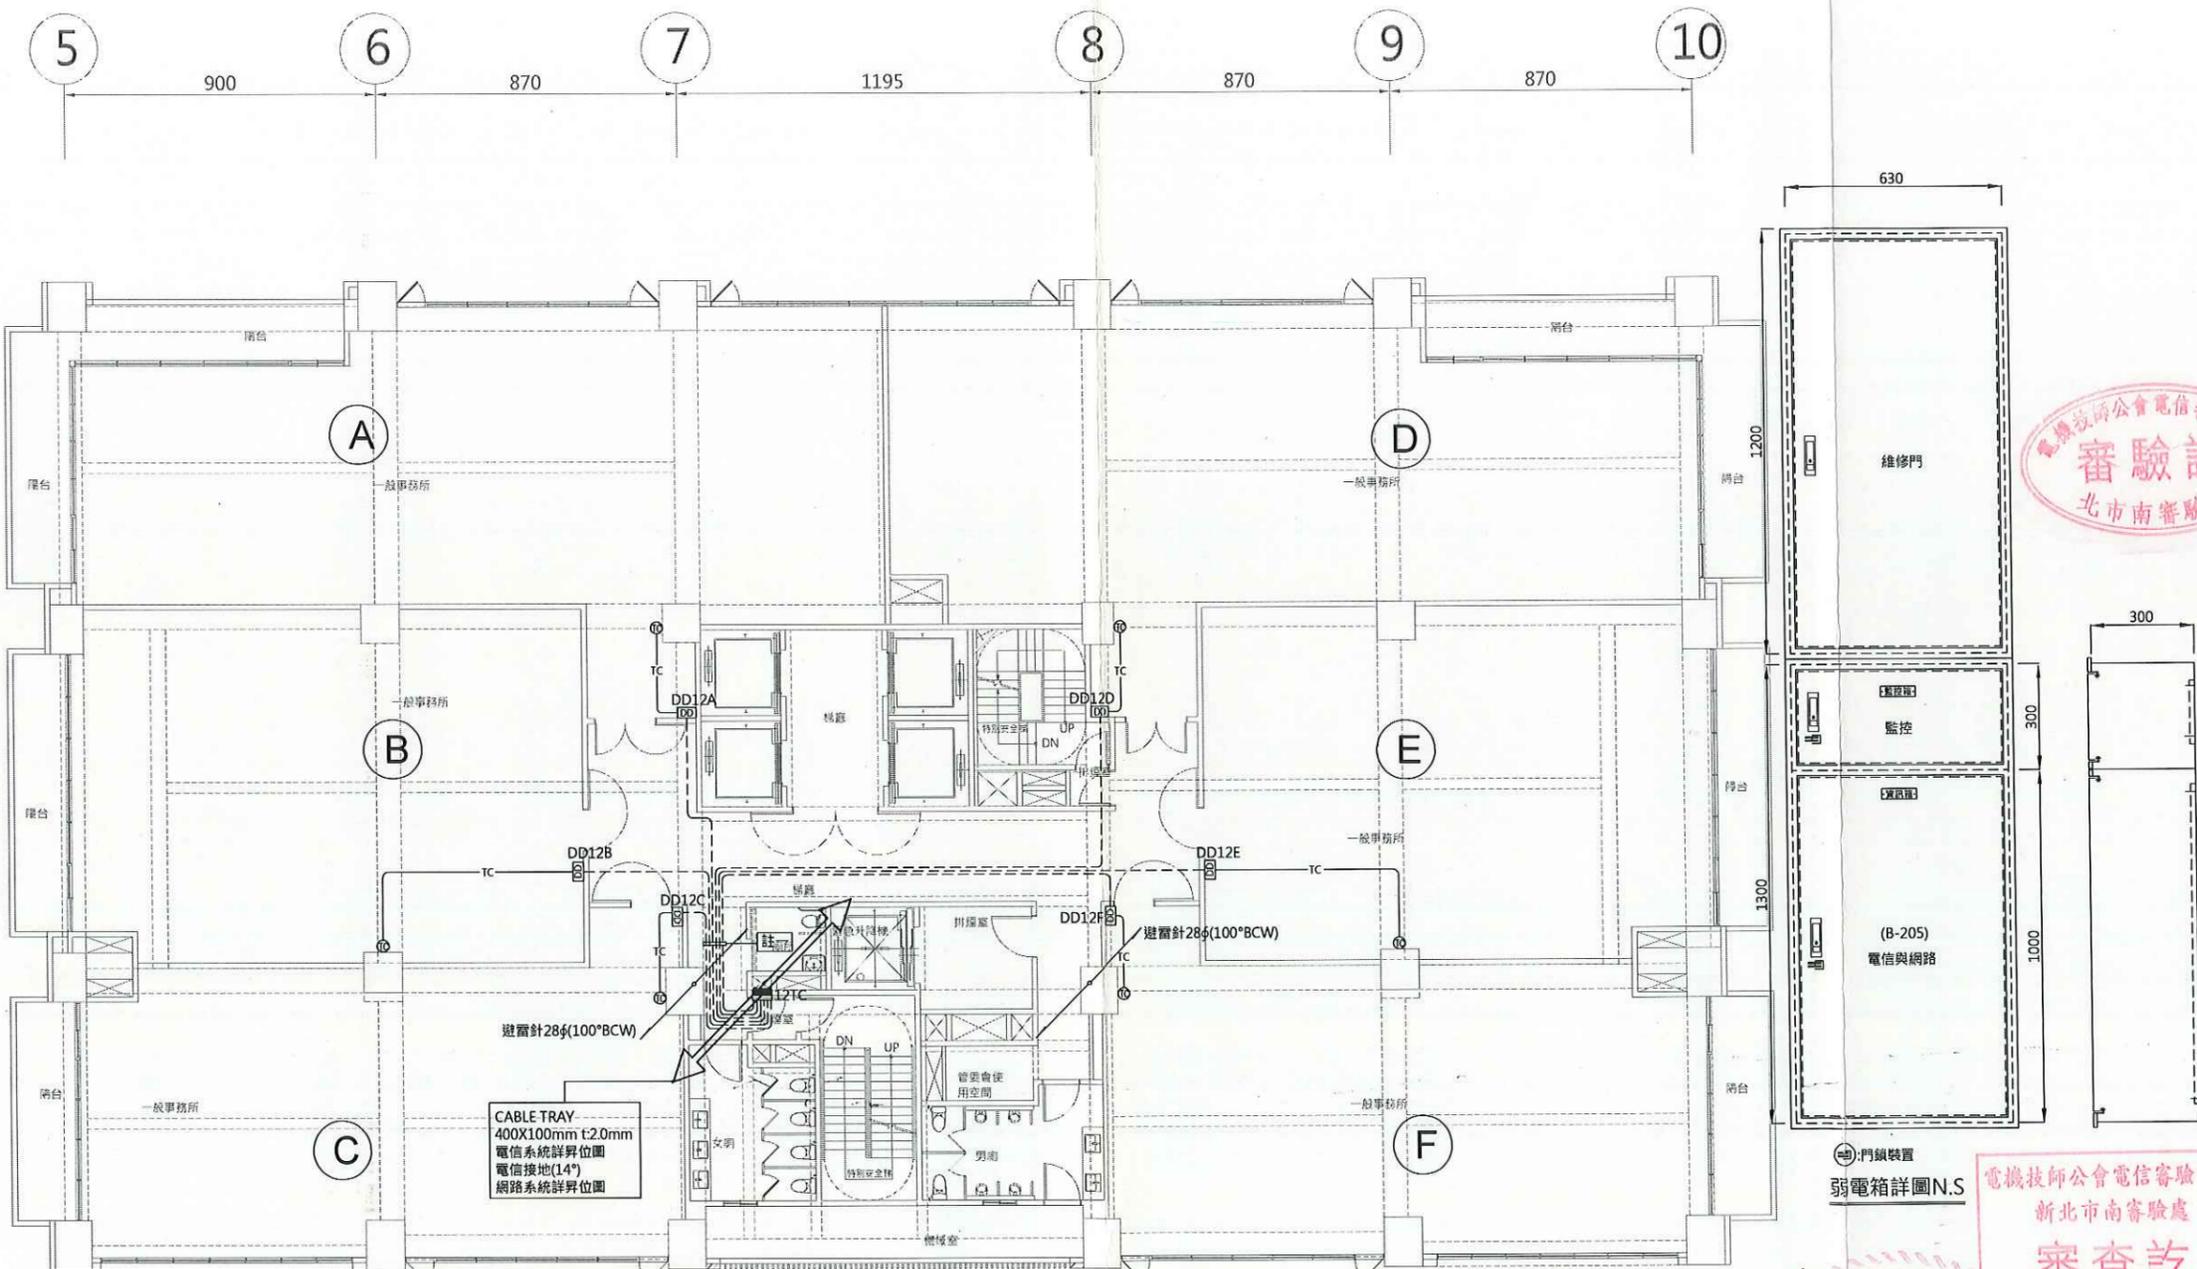

CABLE TRAY
400X100mm t:2.0mm
電信系統詳昇位圖
電信接地(L14)
網路系統詳昇位圖

管線或線架貫穿樓板需做防火處理或防火填塞
客戶自設宅內箱至主配線箱採:
電信系統28φ(0.5-10P-PE-PVC) TO TC
電信系統20φ(14") TO TC
網路系統20φ(0.4dB-2C-SM) TO TC
電視系統20φ TO TC
⑩ 電信與網路配管為共管20φ內穿(CAT-6 ScTP電纜x2)
(電信線與網路線不同色)

拾貳層弱電配置平面圖 S:1/100

1.虛線框內設備得於
光纖供裝時依需求設置。
2.由室內網路業務經營者
提供之設備。



門鎖裝置
弱電箱詳圖N.S

電機技師公會電信寄驗中心
新北市南審驗處
審查訖

門鎖裝置
宅內箱詳圖N.S



工程名稱/Project
悅萊建設
新莊區新湖新90地號
辦公大樓新建工程

修正記錄/Revisions
108.07.05
5層至18層變更為6戶

備註說明/Note

設計/Design 周琦倫
繪圖/Drawn 蘇柏憲
校核/Check 楊麗龍
比例/Scale 1:100
單位/Unit
日期/Date 109.04.08


圖名/Drawing Name
拾伍層弱電配置平面圖

圖號/Drawing No.
T2-15

李文勝建築師事務所
W-S.Lee Architects & Planners

發包圖(第一次變更)
109.04.08
出圖章

台北市內湖區新湖三路189號4F
Tel:02-27938108 Fax:02-27932606
E-mail:wslee.arch@wslee.com.tw


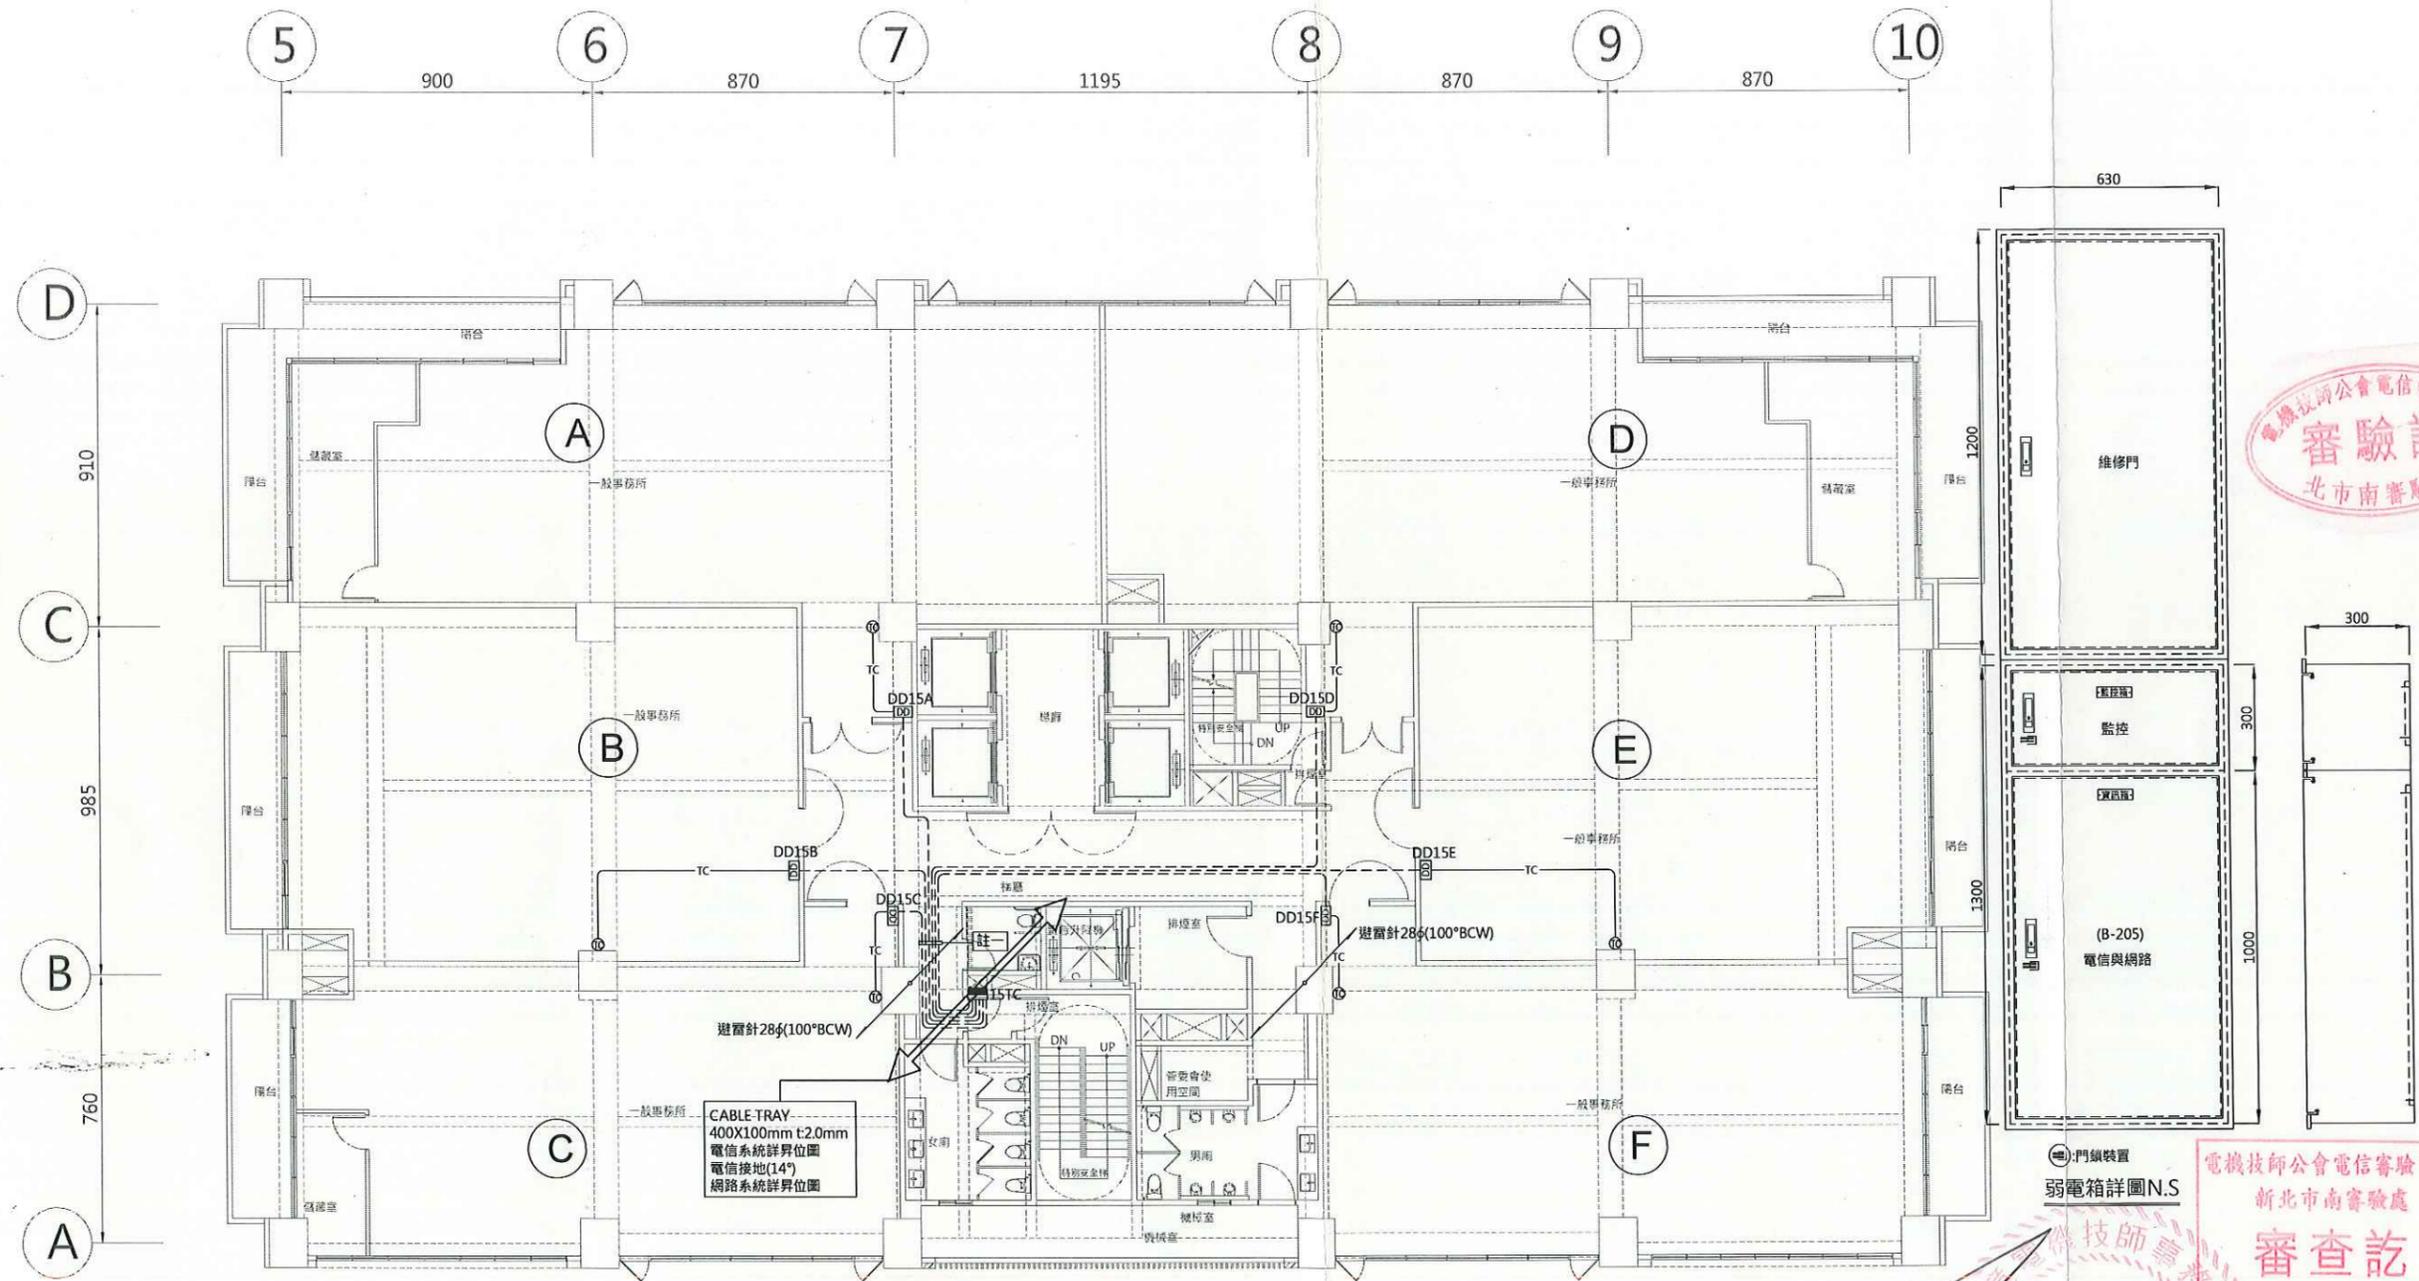


CABLE-TRAY
400X100mm t:2.0mm
電信系統詳界位圖
電信接地(14")
網路系統詳界位圖

管線或線架貫穿樓板需做防火處理或防火填塞
各戶自設宅內箱至主配線箱採:
① 電信系統28#(0.5-10P-PE-PVC) TO TC
電信接地20#(14") TO TC
網路系統20#(0.4B-2C-SM) TO TC
電視系統20# TO TC
② 電信與網路配管為共管20#內穿(CAT-6 S-CTP電纜x2)
(電信線與網路線不同色)

拾伍層弱電配置平面圖 S:1/100

1.虛線框內設備得於
光纖供裝時依需求設置。
2.由室內網路業務經營者
提供之設備。

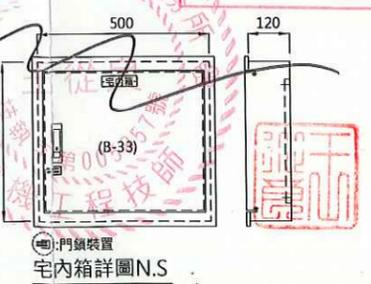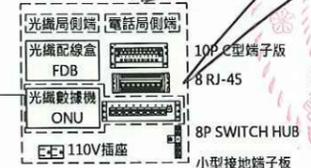

工程名稱/Project
悅萊建設
新莊區新知段90地號
辦公大樓新建工程

修正記錄/Revisions

108.07.05
5層至18層變更為6戶

備註說明/Note

設計/Design 周琦倫
繪圖/Drawn 蘇柏憲
校核/Check 楊麗龍
比例/Scale 1:100
單位/Unit
日期/Date 109.04.08


圖名/Drawing Name
拾陸、拾柒層
弱電配置平面圖

圖號/Drawing No.
T2-16

李文勝建築師事務所
W-S.Lee Architects & Planners

發包圖(第一次變更)
109.04.08
出圖章


台北市內湖區新湖三路189號4F
Tel:02-27938108 Fax:02-27932606
E-mail:wslee.arch@wslee.com.tw

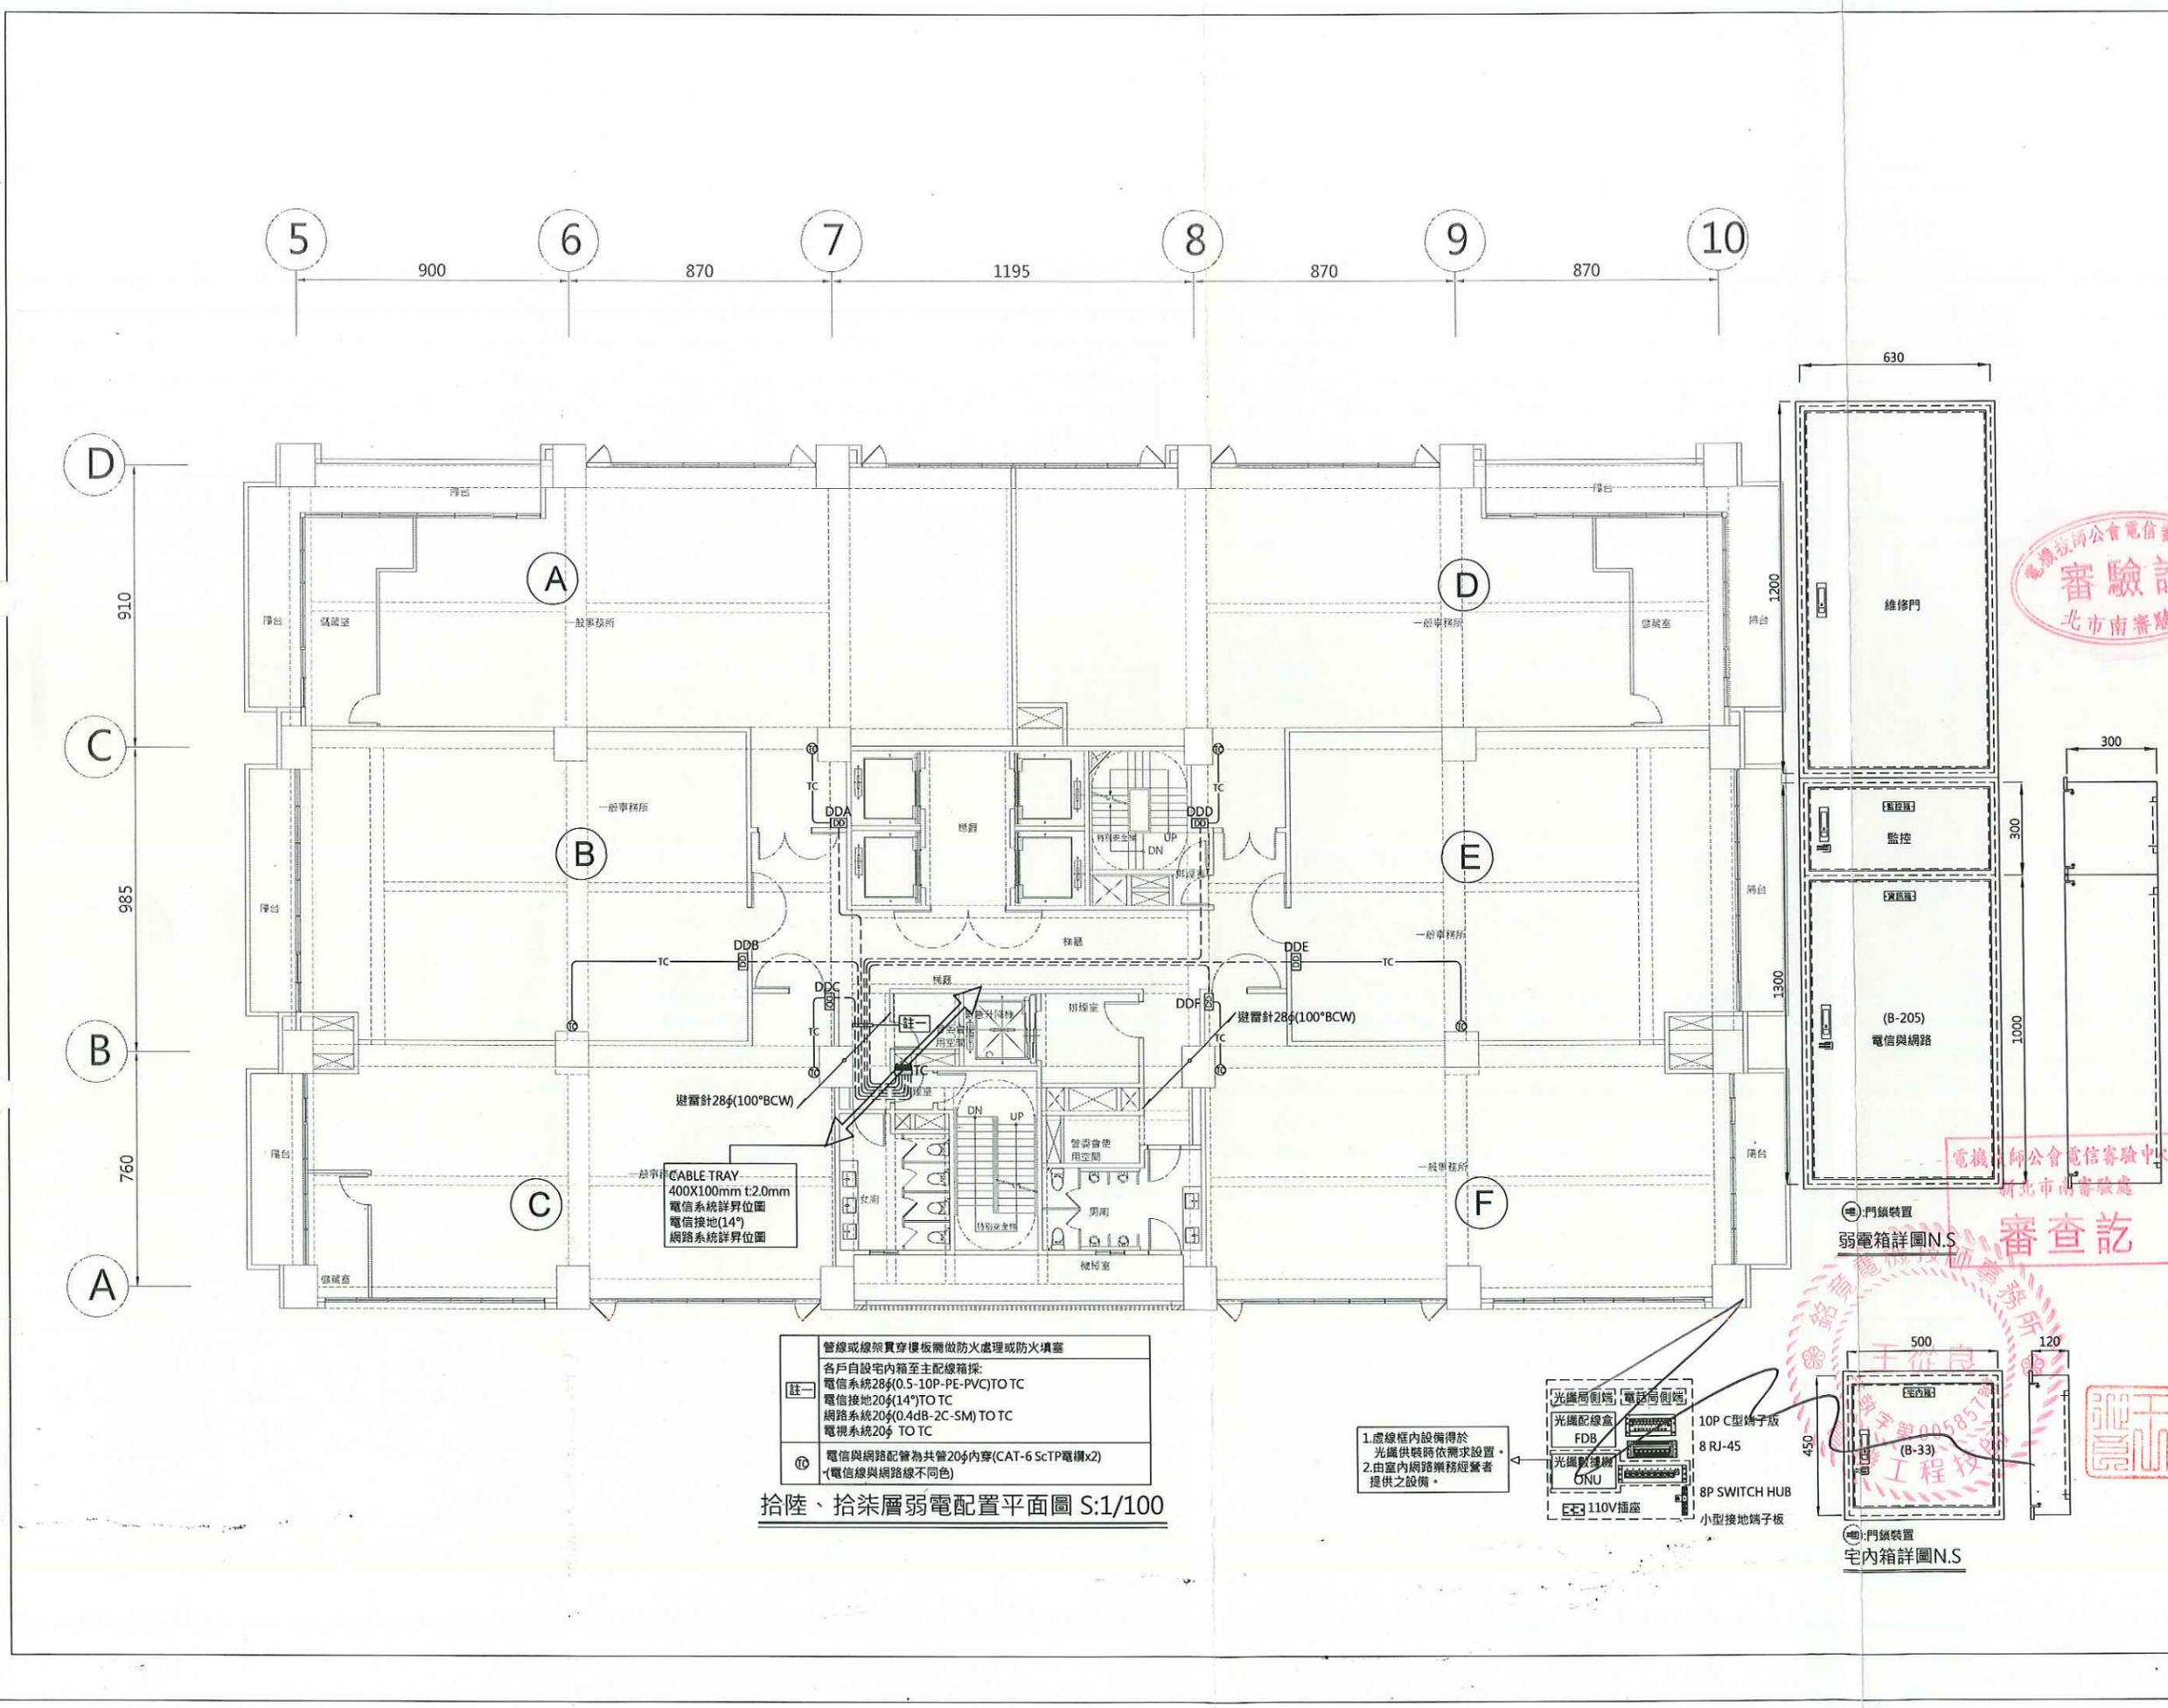

管線或線架貫穿樓板需做防火處理或防火填塞
各戶自設宅內箱至主配線箱採:
① 電信系統28φ(0.5-10P-PE-PVC) TO TC
電信接地20φ(14") TO TC
網路系統20φ(0.4dB-2C-SM) TO TC
電視系統20φ TO TC
② 電信與網路配管為共管20φ內穿(CAT-6 ScTP電纜x2)
(電信線與網路線不同色)

拾陸、拾柒層弱電配置平面圖 S:1/100

1.虛線框內設備得於
光纖供裝時依需求設置。
2.由室內網路業務經營者
提供之設備。

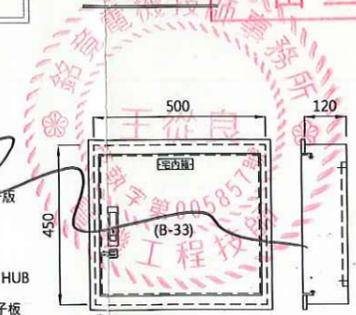

工程名稱/Project
 悅萊建設
 新莊區新湖3路90地號
 辦公大樓新建工程

修正記錄/Revisions

108.07.05
 5層至18層變更為6戶

備註說明/Note

設計/Design 周琦倫
 繪圖/Drawn 蘇柏憲
 校核/Check 楊麗龍
 比例/Scale 1:100
 單位/Unit
 日期/Date 109.04.08


圖名/Drawing Name
 拾捌層弱電配置平面圖

圖號/Drawing No.
 T2-17

李文勝建築師事務所
 W-S.Lee Architects & Planners

發包圖(第一次變更)
 109.04.08
 出圖章

台北市內湖區新湖三路189號4F
 Tel:02-27938108 Fax:02-27932606
 E-mail:wslee.arch@wslee.com.tw


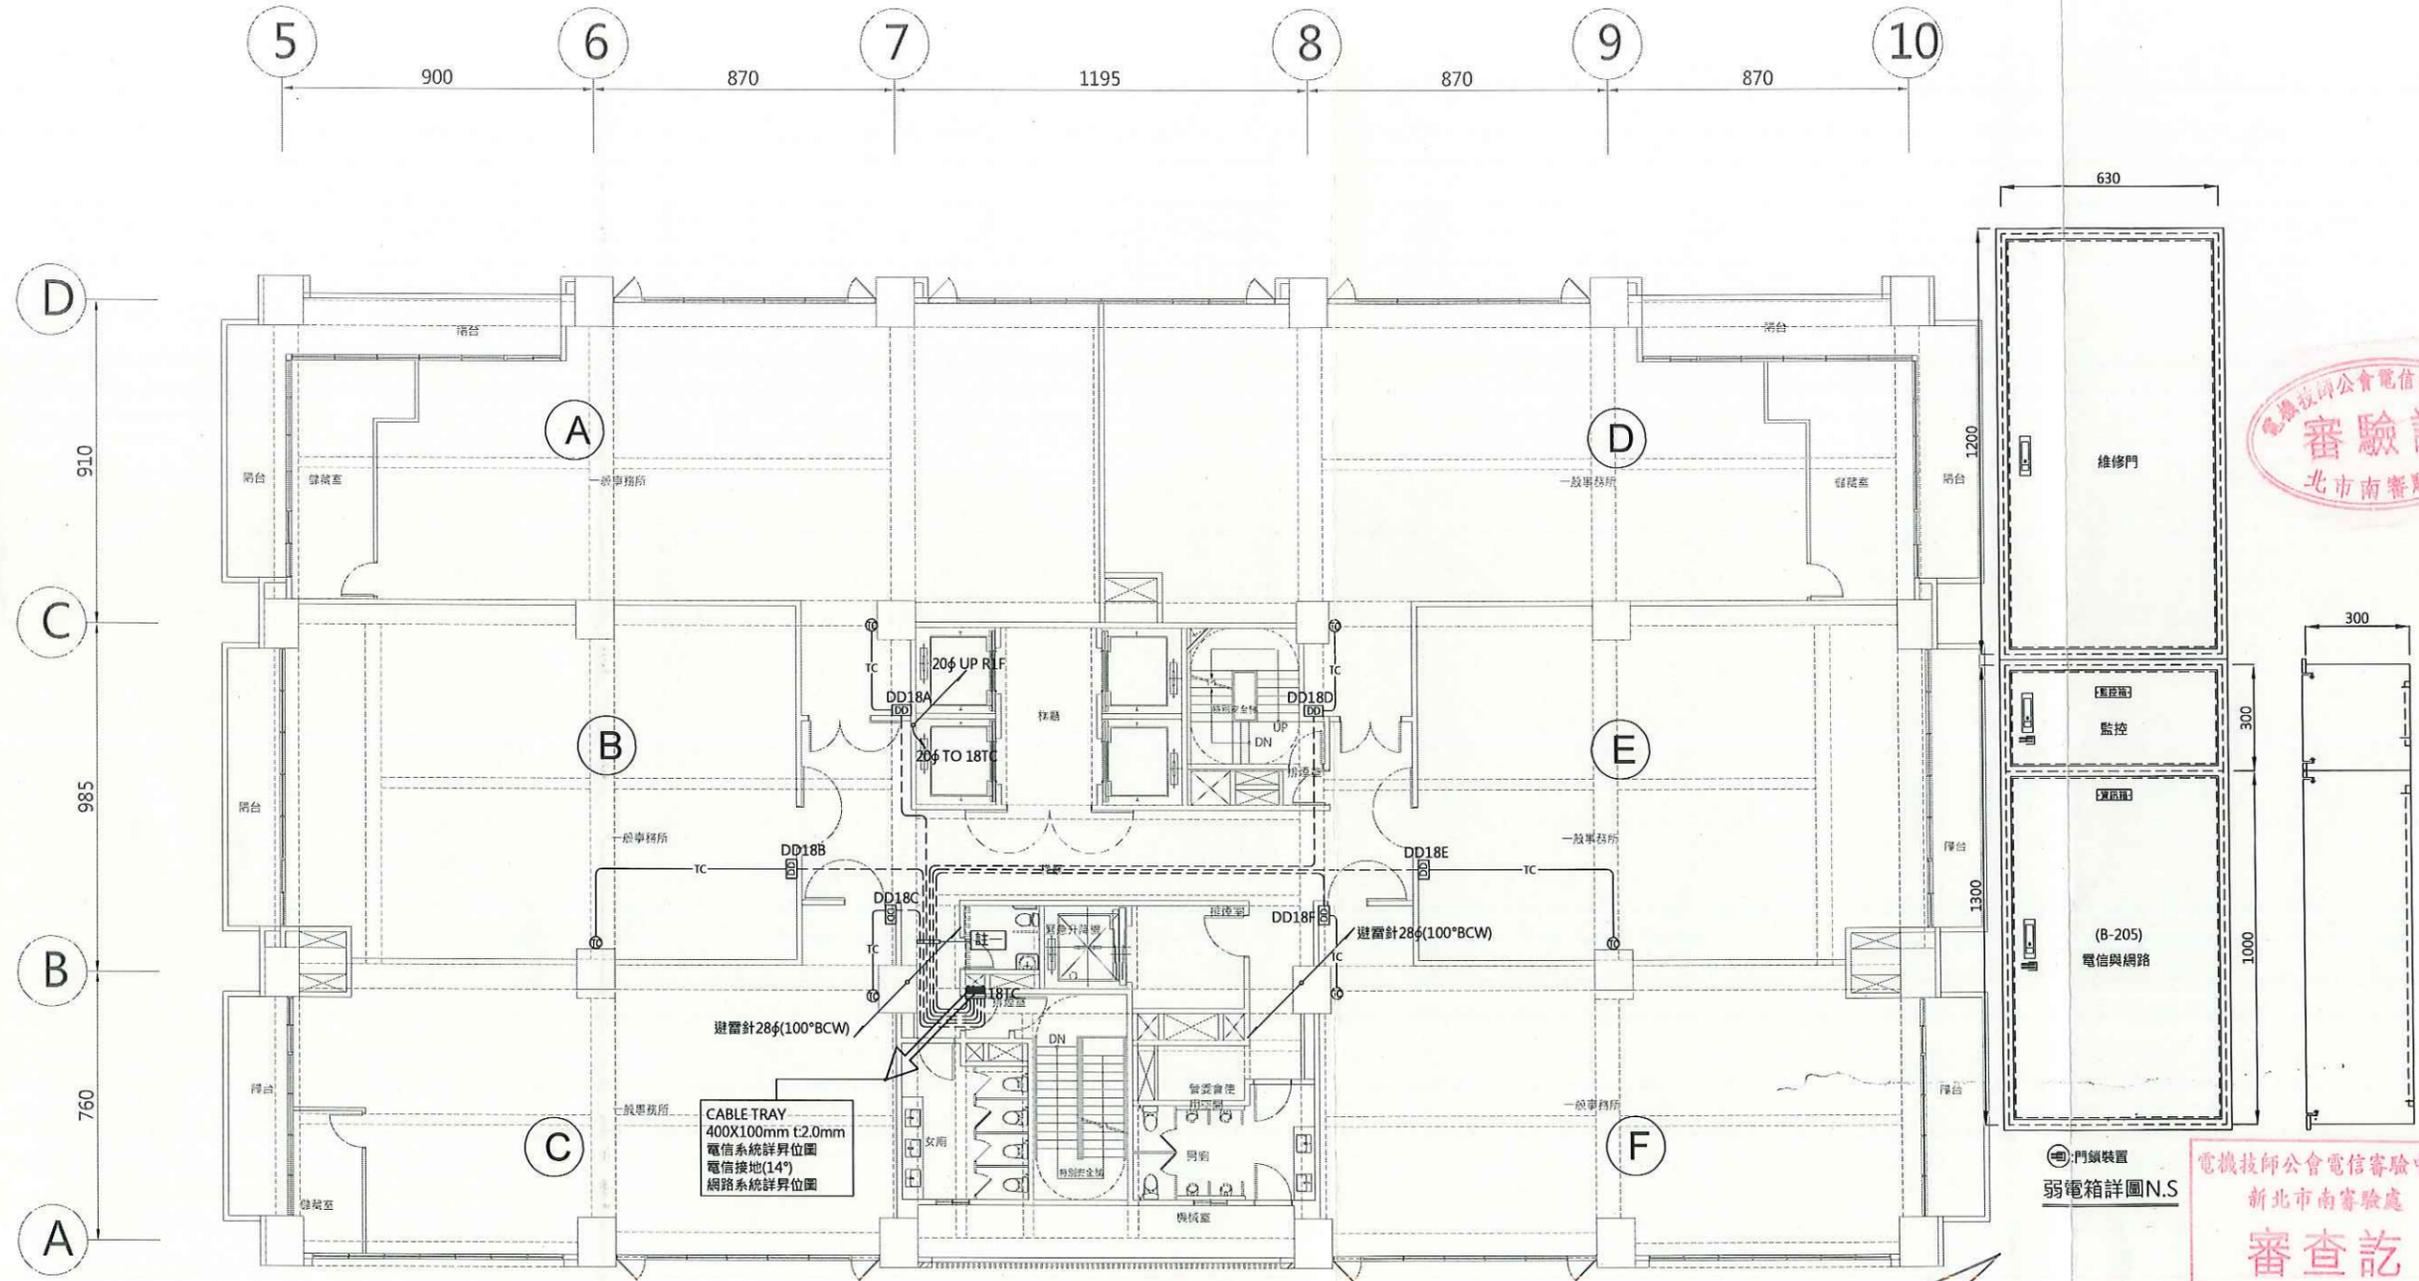


CABLE TRAY
 400X100mm t:2.0mm
 電信系統詳昇位圖
 電信接地(14")
 網路系統詳昇位圖

管線或線架貫穿樓板應做防火處理或防火填塞
 各戶自設宅內箱至主配線箱採:
 ① 電信系統28#(0.5-10P-PE-PVC) TO TC
 電信接地20#(14") TO TC
 網路系統20#(0.4dB-2C-SM) TO TC
 電視系統20# TO TC
 ② 電信與網路配管為共管20#內穿(CAT-6 ScTP電纜x2)
 (電信線與網路線不同色)

拾捌層弱電配置平面圖 S:1/100


1. 虛線框內設備得於
 光纖供裝時依需求設置。
 2. 由室內網路業務經營者
 提供之設備。

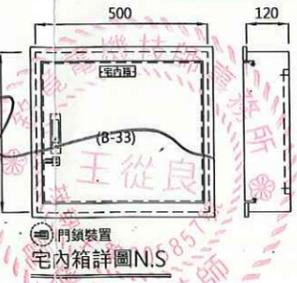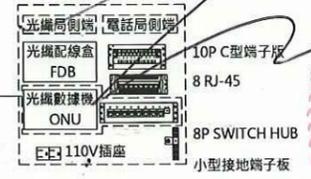


門鎖裝置
 弱電箱詳圖N.S

門鎖裝置
 宅內箱詳圖N.S



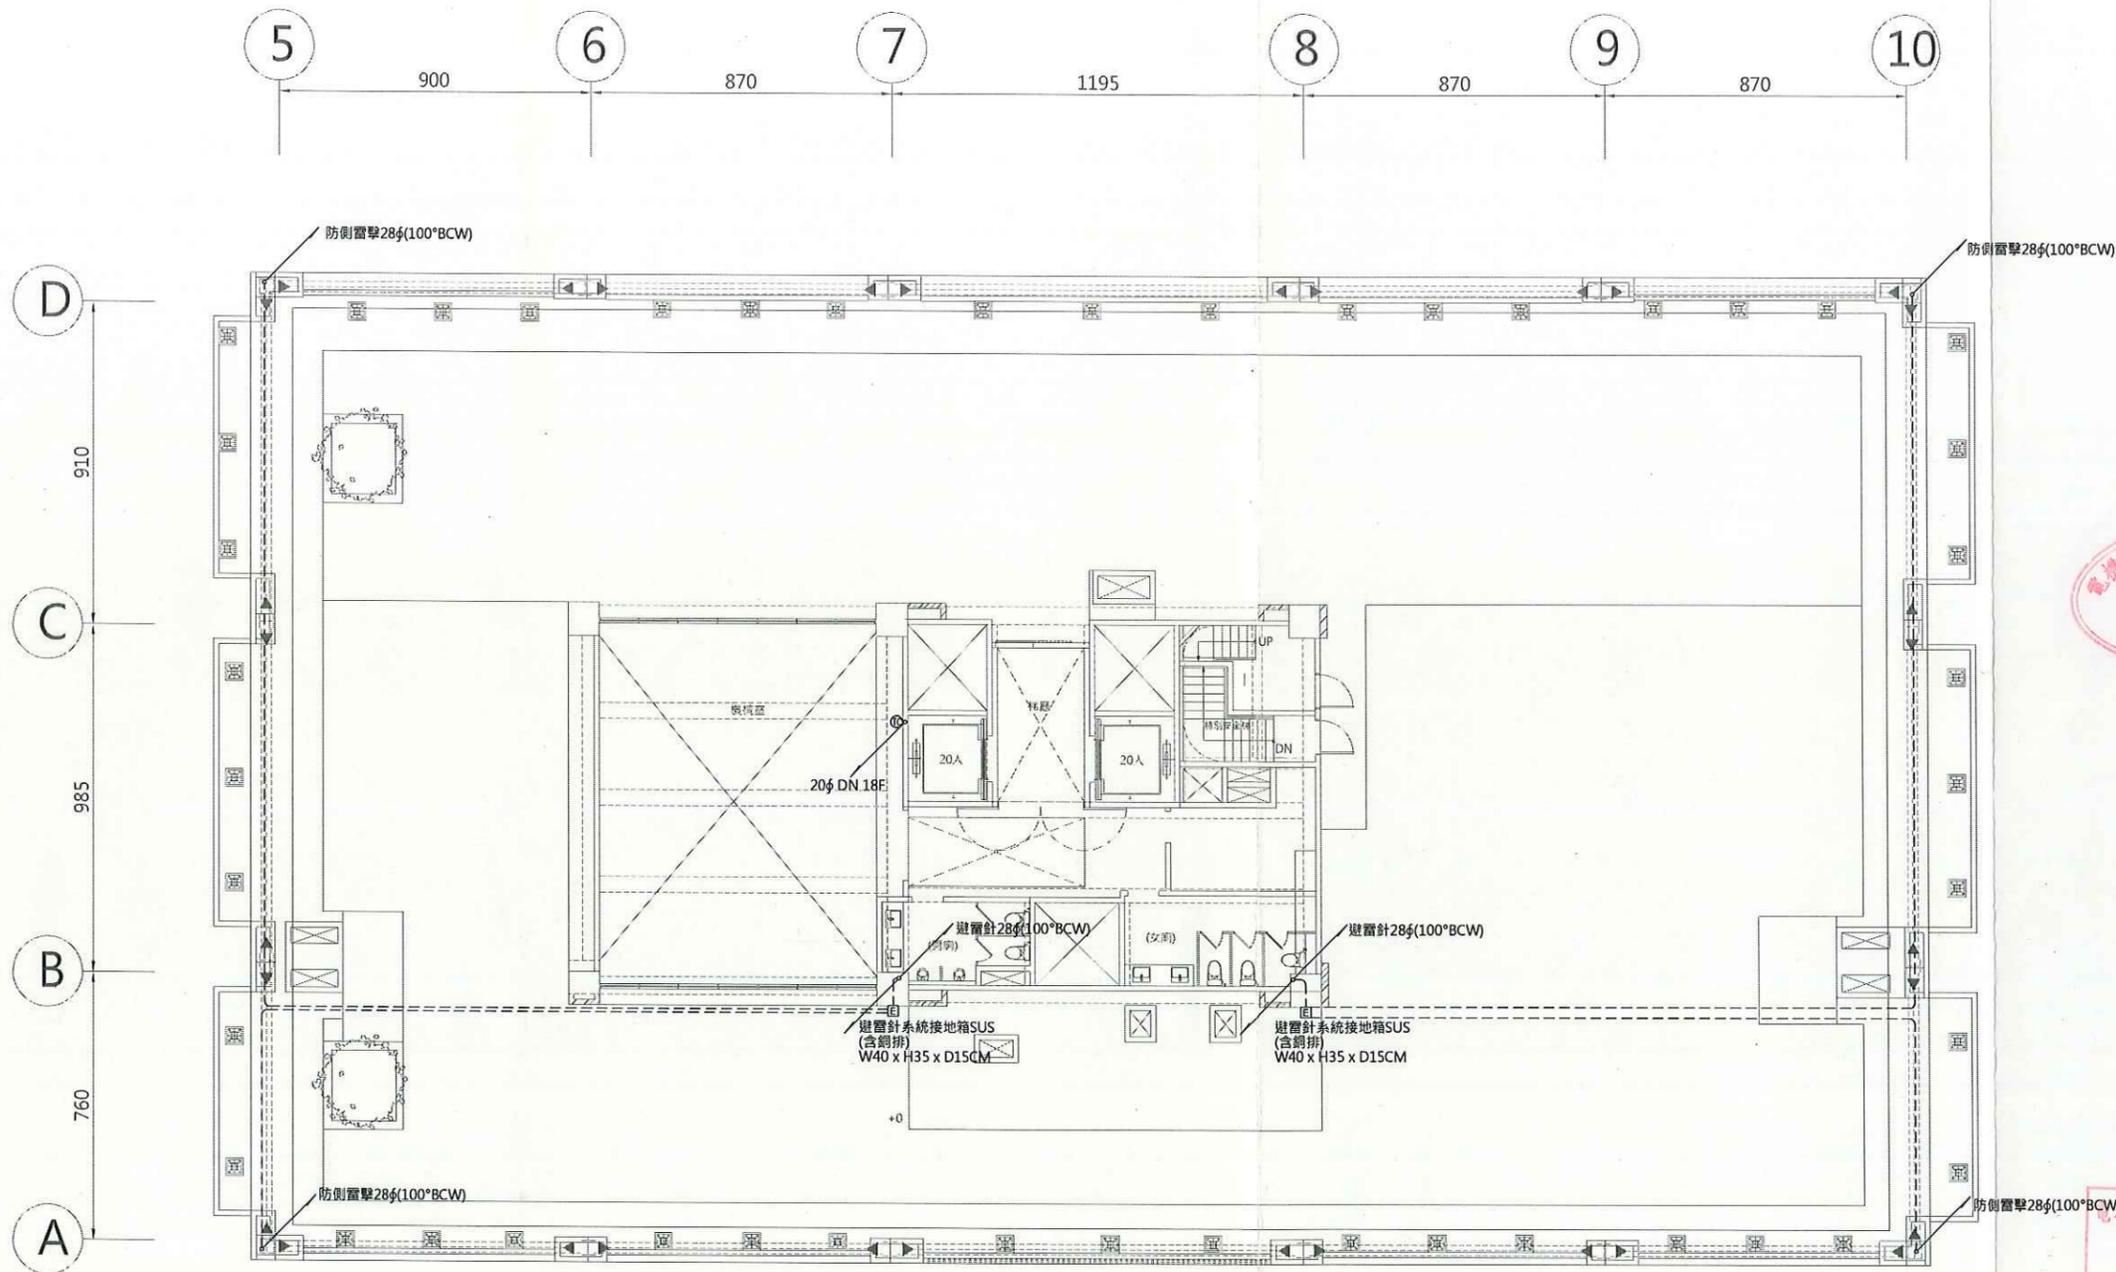

屋突壹層弱電配置平面圖 S:1/100

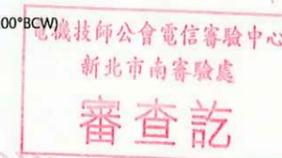

工程名稱/Project
悅萊建設
新莊區新知段90地號
辦公大樓新建工程

修正記錄/Revisions

108.07.05
5層至18層變更為6戶

備註說明/Note

設計/Design 周琦倫
繪圖/Drawn 蘇柏憲
校核/Check 楊麗麗
比例/Scale 1:100
單位/Unit
日期/Date 109.04.08

圖名/Drawing Name
屋突壹層弱電配置平面圖

圖號/Drawing No.
T2-18

李文勝建築師事務所
W-S.Lee Architects & Planners

發包圖(第一次變更)
109.04.08
出圖章

台北市內湖區新湖三路189號4F
Tel:02-27938108 Fax:02-27932606
E-mail:wslee.arch@wslee.com.tw